

IMPIANTO ELETTRICO	
	QUADRO ELETTRICO DI PROGETTO
	LINEA POSATA NEL CONTROSOFFITTO
	LINEA POSATA IN TRACCIA (muro/soffitto/pavimento)
	LINEA POSATA IN TUBAZIONI ESTERNE
	CONDUTTURE DISCENDENTE
	CONDUTTURE ASCENDENTE
	SCATOLA DI DERIVAZIONE
	UPS
	LAMPADA DI EMERGENZA SOPRAPORTA S.A.
	LAMPADA DI EMERGENZA A PARETE PER INTERNO
	LAMPADA DI EMERGENZA A PARETE PER ESTERNO
	LAMPADA DI EMERGENZA A SOFFITTO
	INTERRUTTORE UNIPOLARE
	GRUPPO PRESE n° 1 UNEL + n° 1 BIPASSO
	ASPIRATORE
	PRESA TRASMISSIONE DATI
	TERMOSTATO AMBIENTE
	PULSANTE SGANCIO UPS DI SICUREZZA
	DISPOSITIVO ANTINCENDIO LOCALE DI INTERFACCIA ATTUAZIONE/RICEZIONE COMANDI 3IN 1 OUT PER SERRANDE TAGLIAFIAMMA E ALTRI SERVIZI
	SERRANDA TAGLIAFUOCO 30x30 REI 90
	RIVELATORE DI FUMO
	TERMOSTATO AMBIENTE DOPPIO CONTATTO DI SCAMBIO PER ALLARME ALTA TEMPERATURA E ATTUAZIONE VENTILATORE DI ESTRAZIONE
	UPS ARMADIO 1 500x900xh1950
	BATTERIE ARMADIO 2 1400x900xh1900
	Q. X.XX

TUTTE LE LINEE/TRATTE DEI PASSAGGI E PUNTI DI SALITA/DISCESA, INDIVIDUATE NEL PROGETTO, SONO INDICATIVI E DOVRANNO ESSERE VERIFICATE IN SEDE DI SOPRALLUOGO ED IN CANTIERE.

UNIVERSITA' degli STUDI ROMA TRE


AREA TECNICA

VIA OSTIENSE N°150 - 00154 ROMA


LAVORI DI MANUTENZIONE DEI SISTEMI DI SICUREZZA E ANTINCENDIO A SERVIZIO DI EDIFICI UNIVERSITARI

LOTTO 04 - SDA077  
Via SILVIO D'AMICO n.77 - 00145 - ROMA

LAVORI DI MANUTENZIONE ORDINARIA DEL SISTEMA DI ILLUMINAZIONE DI EMERGENZA

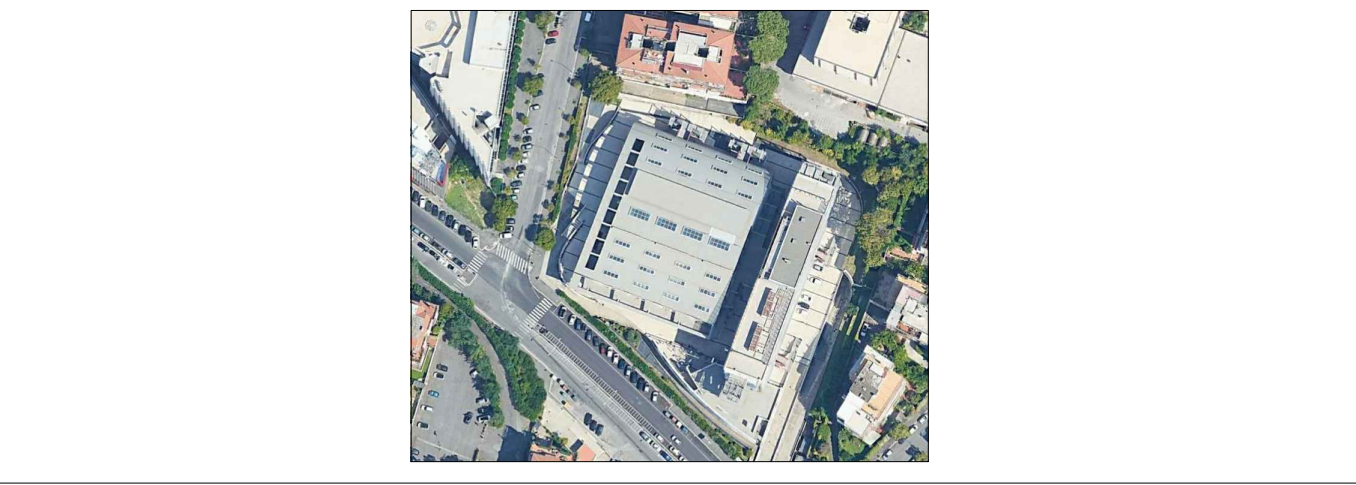

PROGETTISTI		N. ELABORATO:	
Per. Ind. Corrado Becucci Corso Trieste 140 00198 Roma		04.03.11	
TITOLO ELABORATO:		LOCALIZZAZIONE:	
DISTRIBUZIONE LUMINOSA ISOLUX		PIANO INTERRATO	
REV.	DATA	DESCRIZIONE	REDATTO DA / VERIFICATO DA
00	03/07/2019	EMISSIONE	
01	26/07/2019	REVISIONE 1	
EMISSO PER:		COMPLETAMENTO	VERIFICATO PER:
		APPROVAZIONE	VERIFICATO PER:
		CANTIERE	VERIFICATO PER:
		COME COSTRUZIONE (AS BUILT)	VERIFICATO PER:

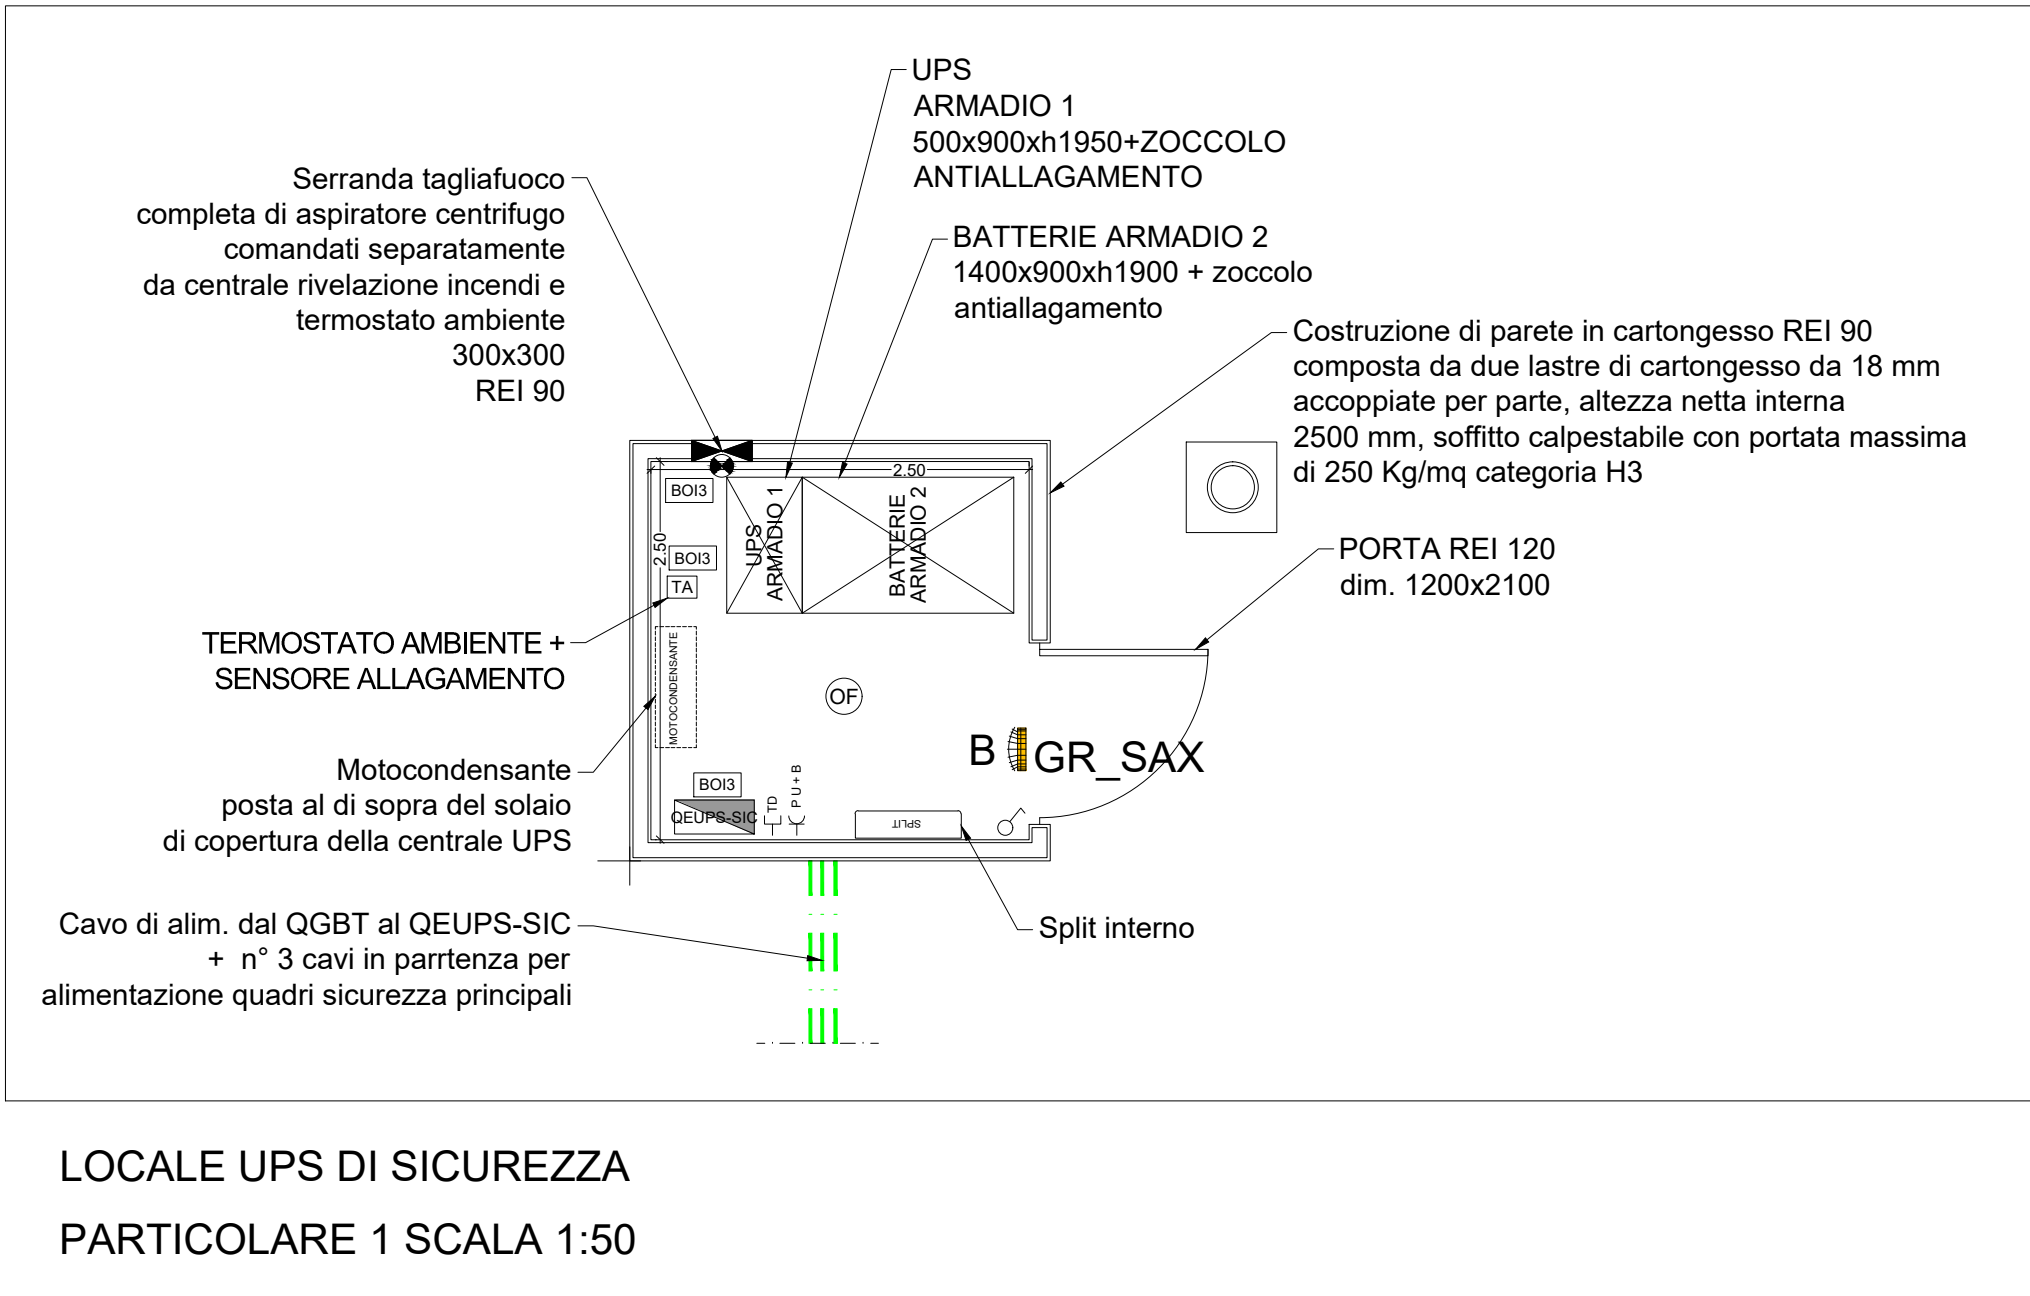

LOCALE UPS DI SICUREZZA  
PARTICOLARE 1 SCALA 1:50