


IMPIANTO ELETTRICO

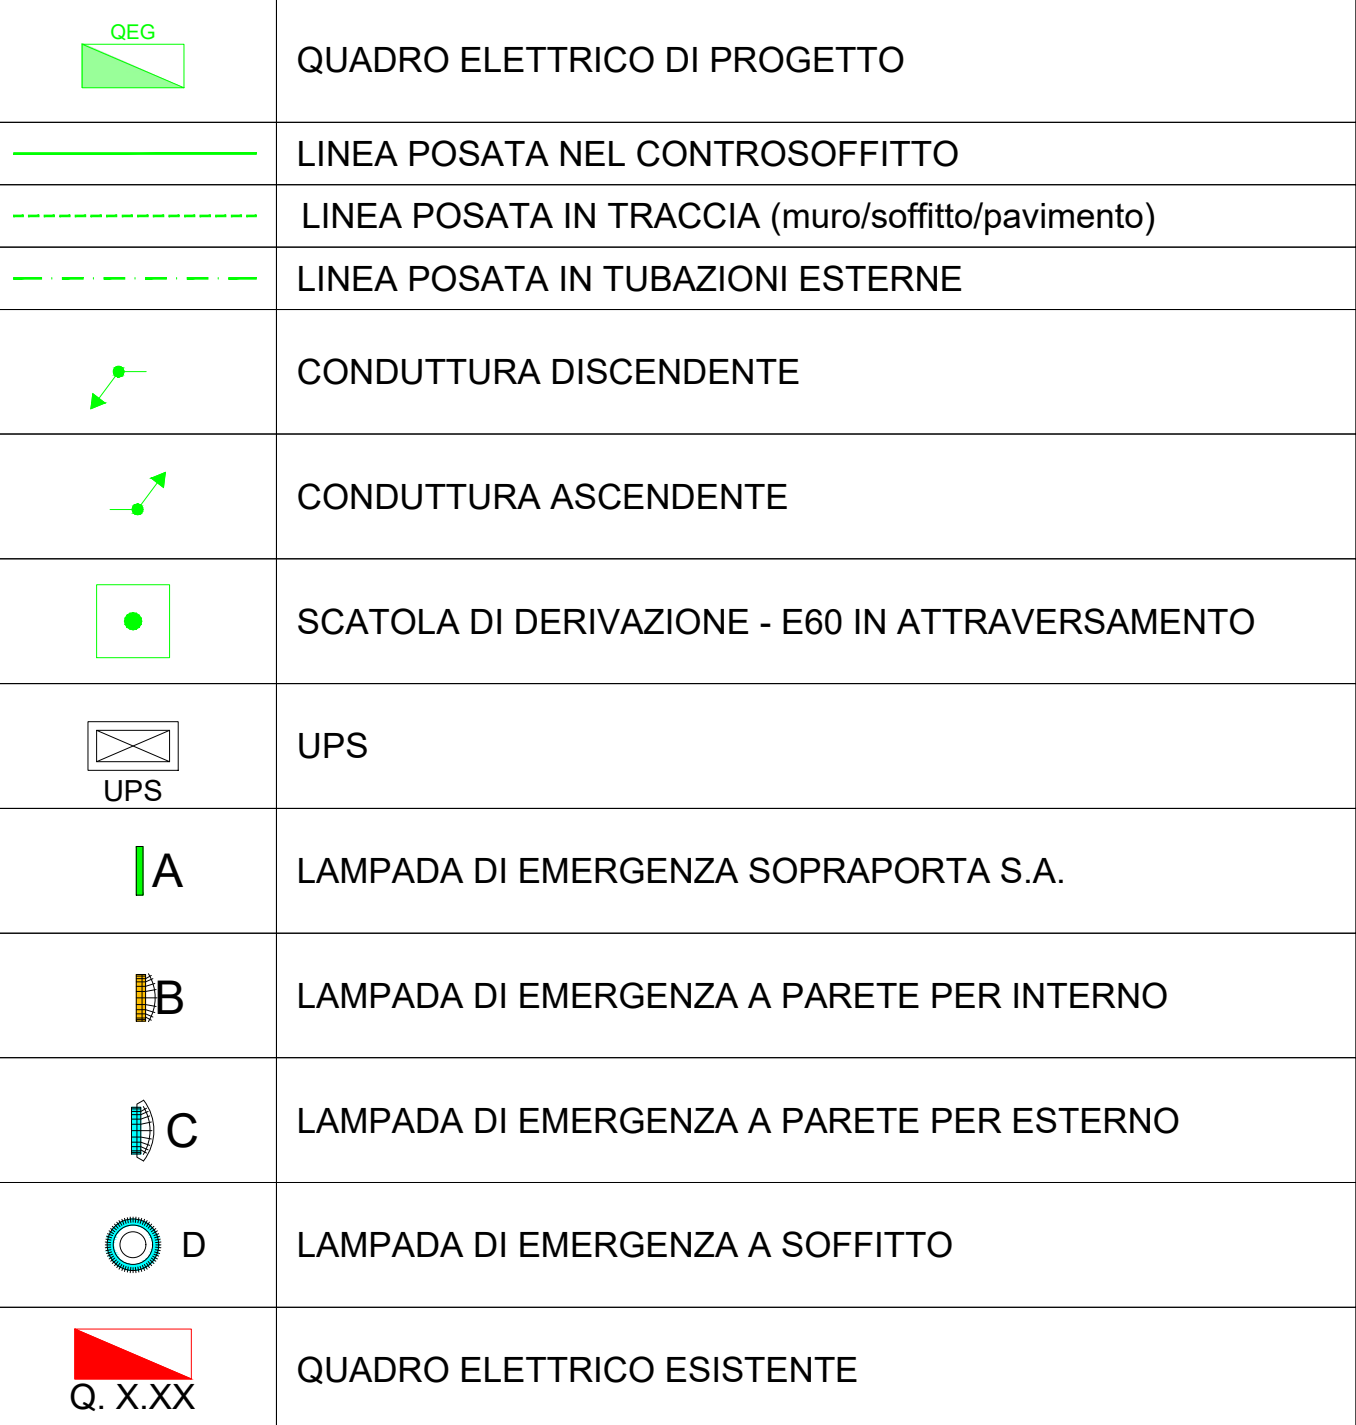


TUTTE LE LINEE/TRATTE DEI PASSAGGI E PUNTI DI SALITA/DISCESA, INDIVIDUATE NEL PROGETTO, SONO INDICATIVI E DOVRANNO ESSERE VERIFICATE IN SEDE DI SOPRALLUOGO ED IN CANTIERE.

LAVORI DI MANUTENZIONE DEI SISTEMI DI SICUREZZA
E ANTINCENDIO A SERVIZIO DI EDIFICI UNIVERSITARI

LOTTO 04 - SDA077

LAVORI DI MANUTENZIONE ORDINARIA DEL SISTEMA

DI ILLUMINAZIONE DI EMERGENZA

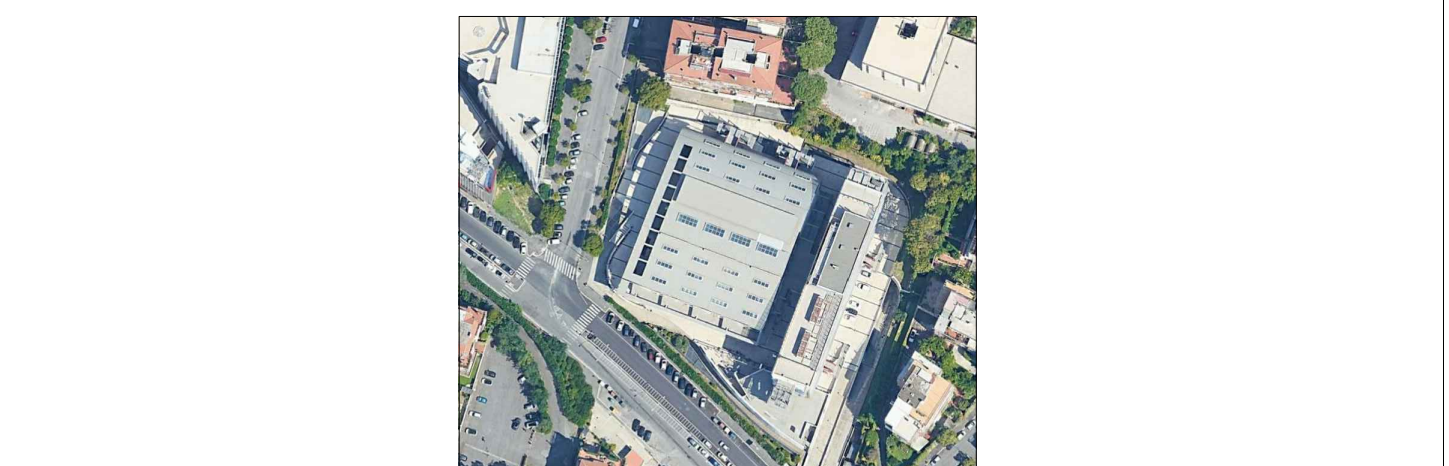

PROGETTISTI				N. ELABORATO:	
Per. Ind. Corrado Becucci Corso Trieste 140 00198 Roma				<div style="font-size: 2em; font-weight: bold;">04.013</div>	
TITOLO ELABORATO:				NOME FILE: SCALE: 1:100 DATA: 03-11-2019 LOCALIZZAZIONE:	
DISTRIBUZIONE LUMINOSA ISOLUX				PIANO TERRA	
REV.	DATA	DESCRIZIONE	REDATTO DA:	VERIFICATO DA:	
00	03/07/2019	EMISSIONE			
01	26/07/2019	REVISIONE 1			
EMISSIONE PER:		<input type="checkbox"/> COMMENTI <input type="checkbox"/> APPROVAZIONE <input type="checkbox"/> CANTIERE		<input type="checkbox"/> COME COSTRUITO (AS BUILT)	