




PIANO SECONDO - SCALA 1:200

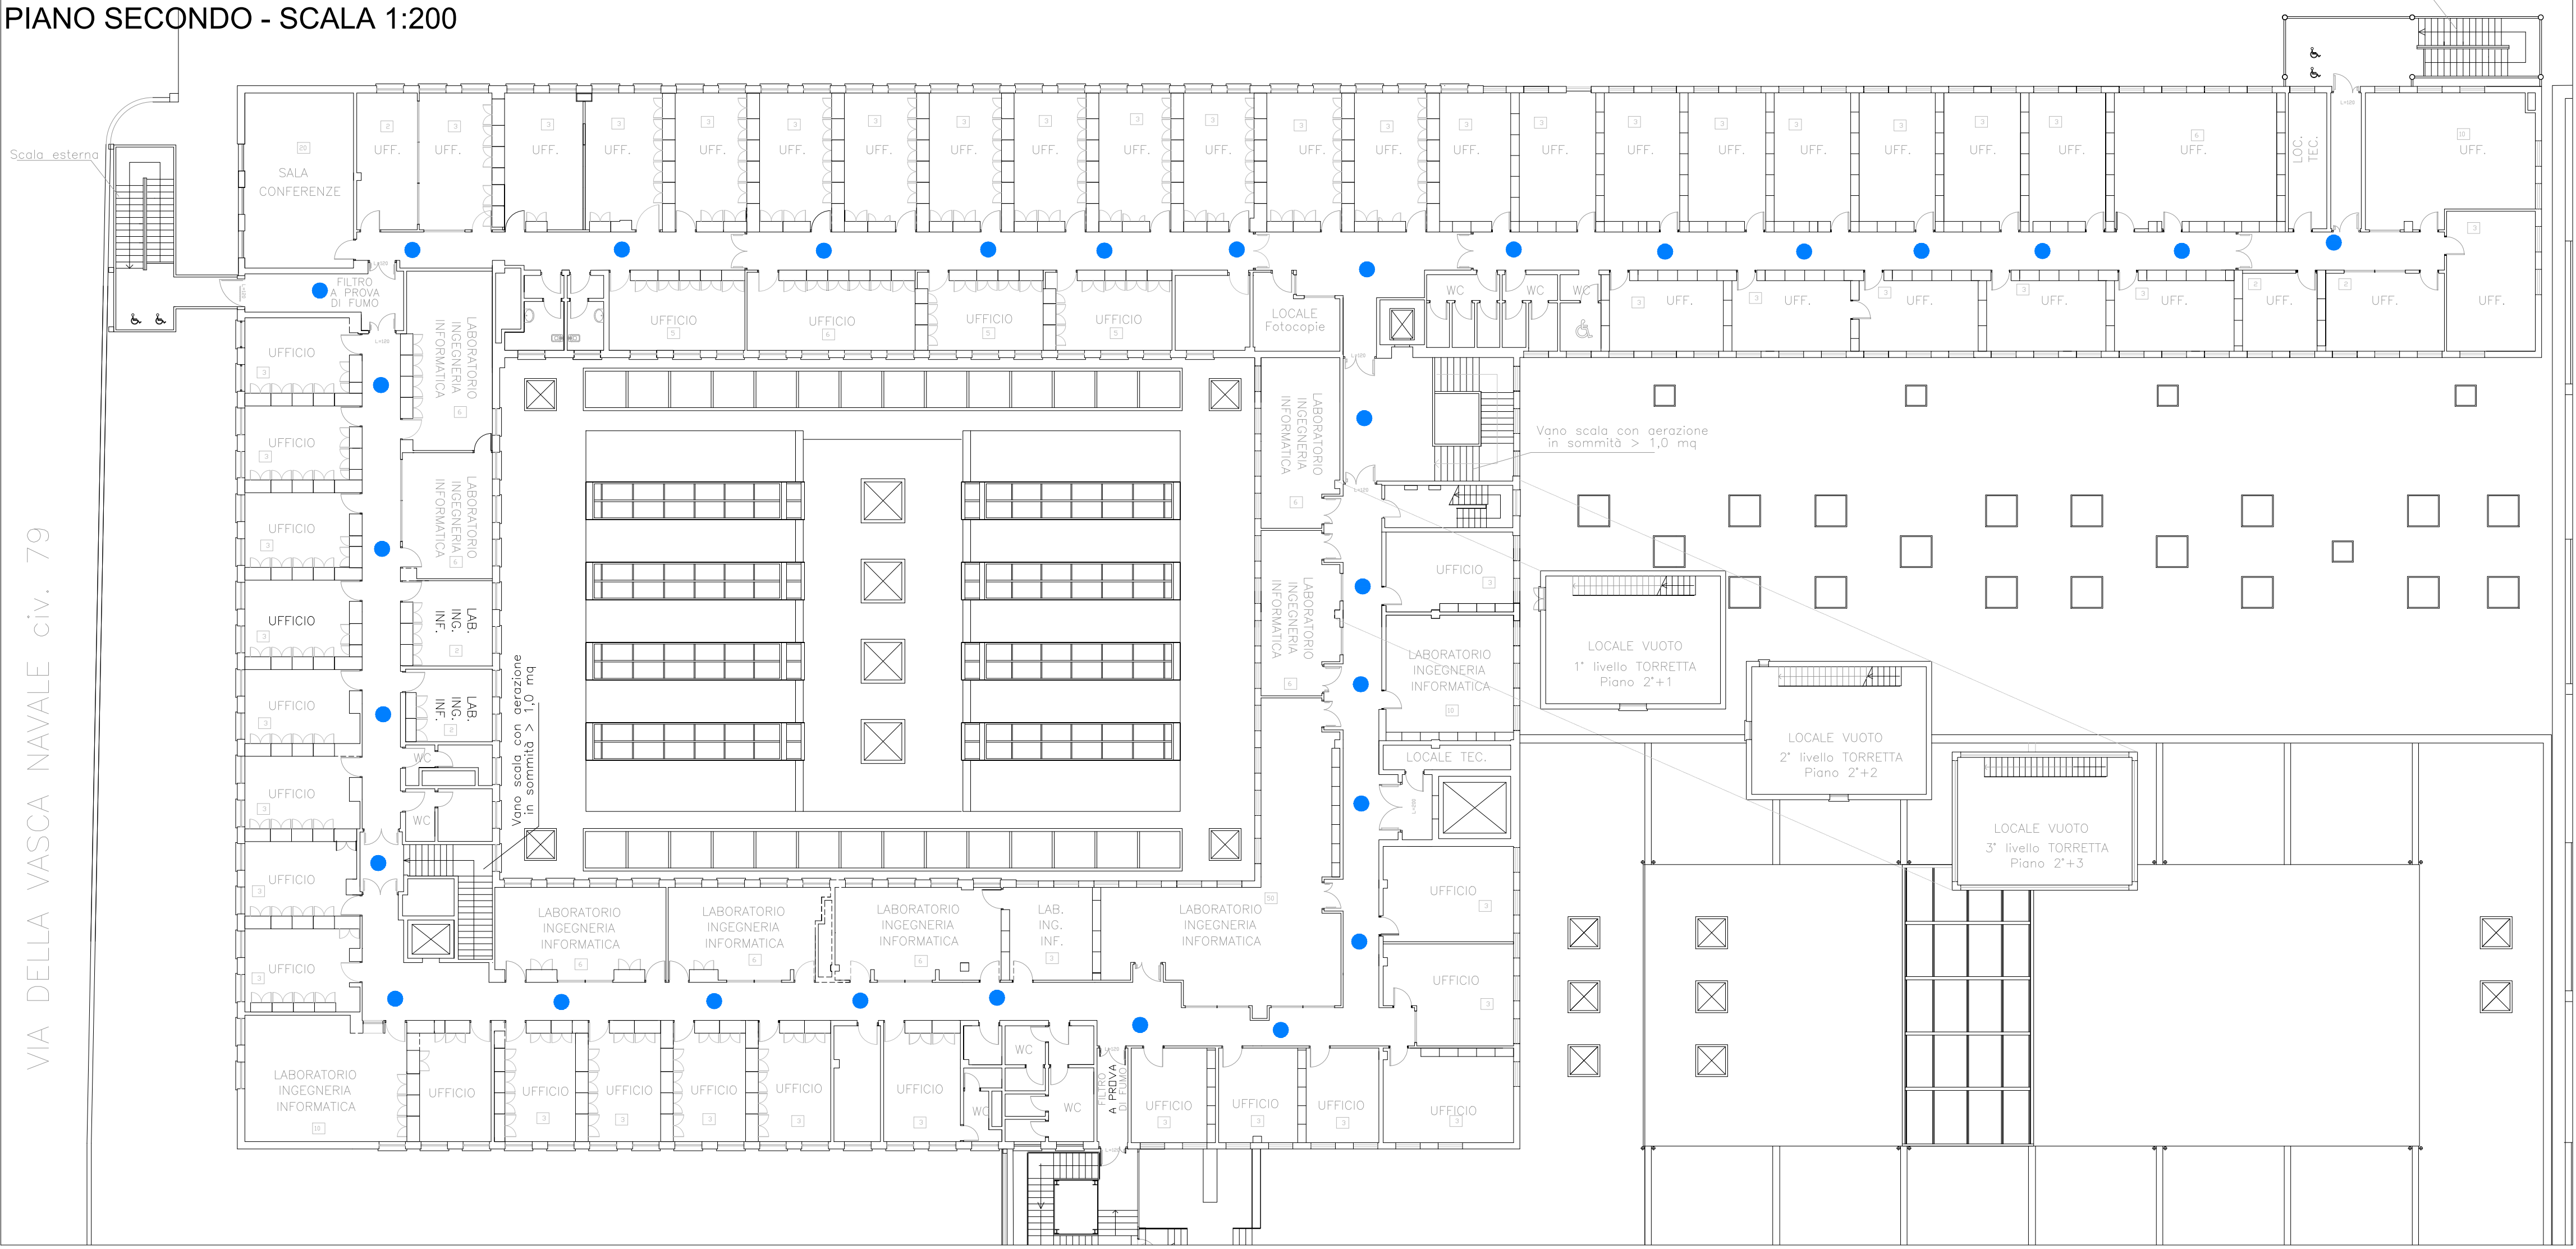


PIANO PRIMO - SCALA 1:200

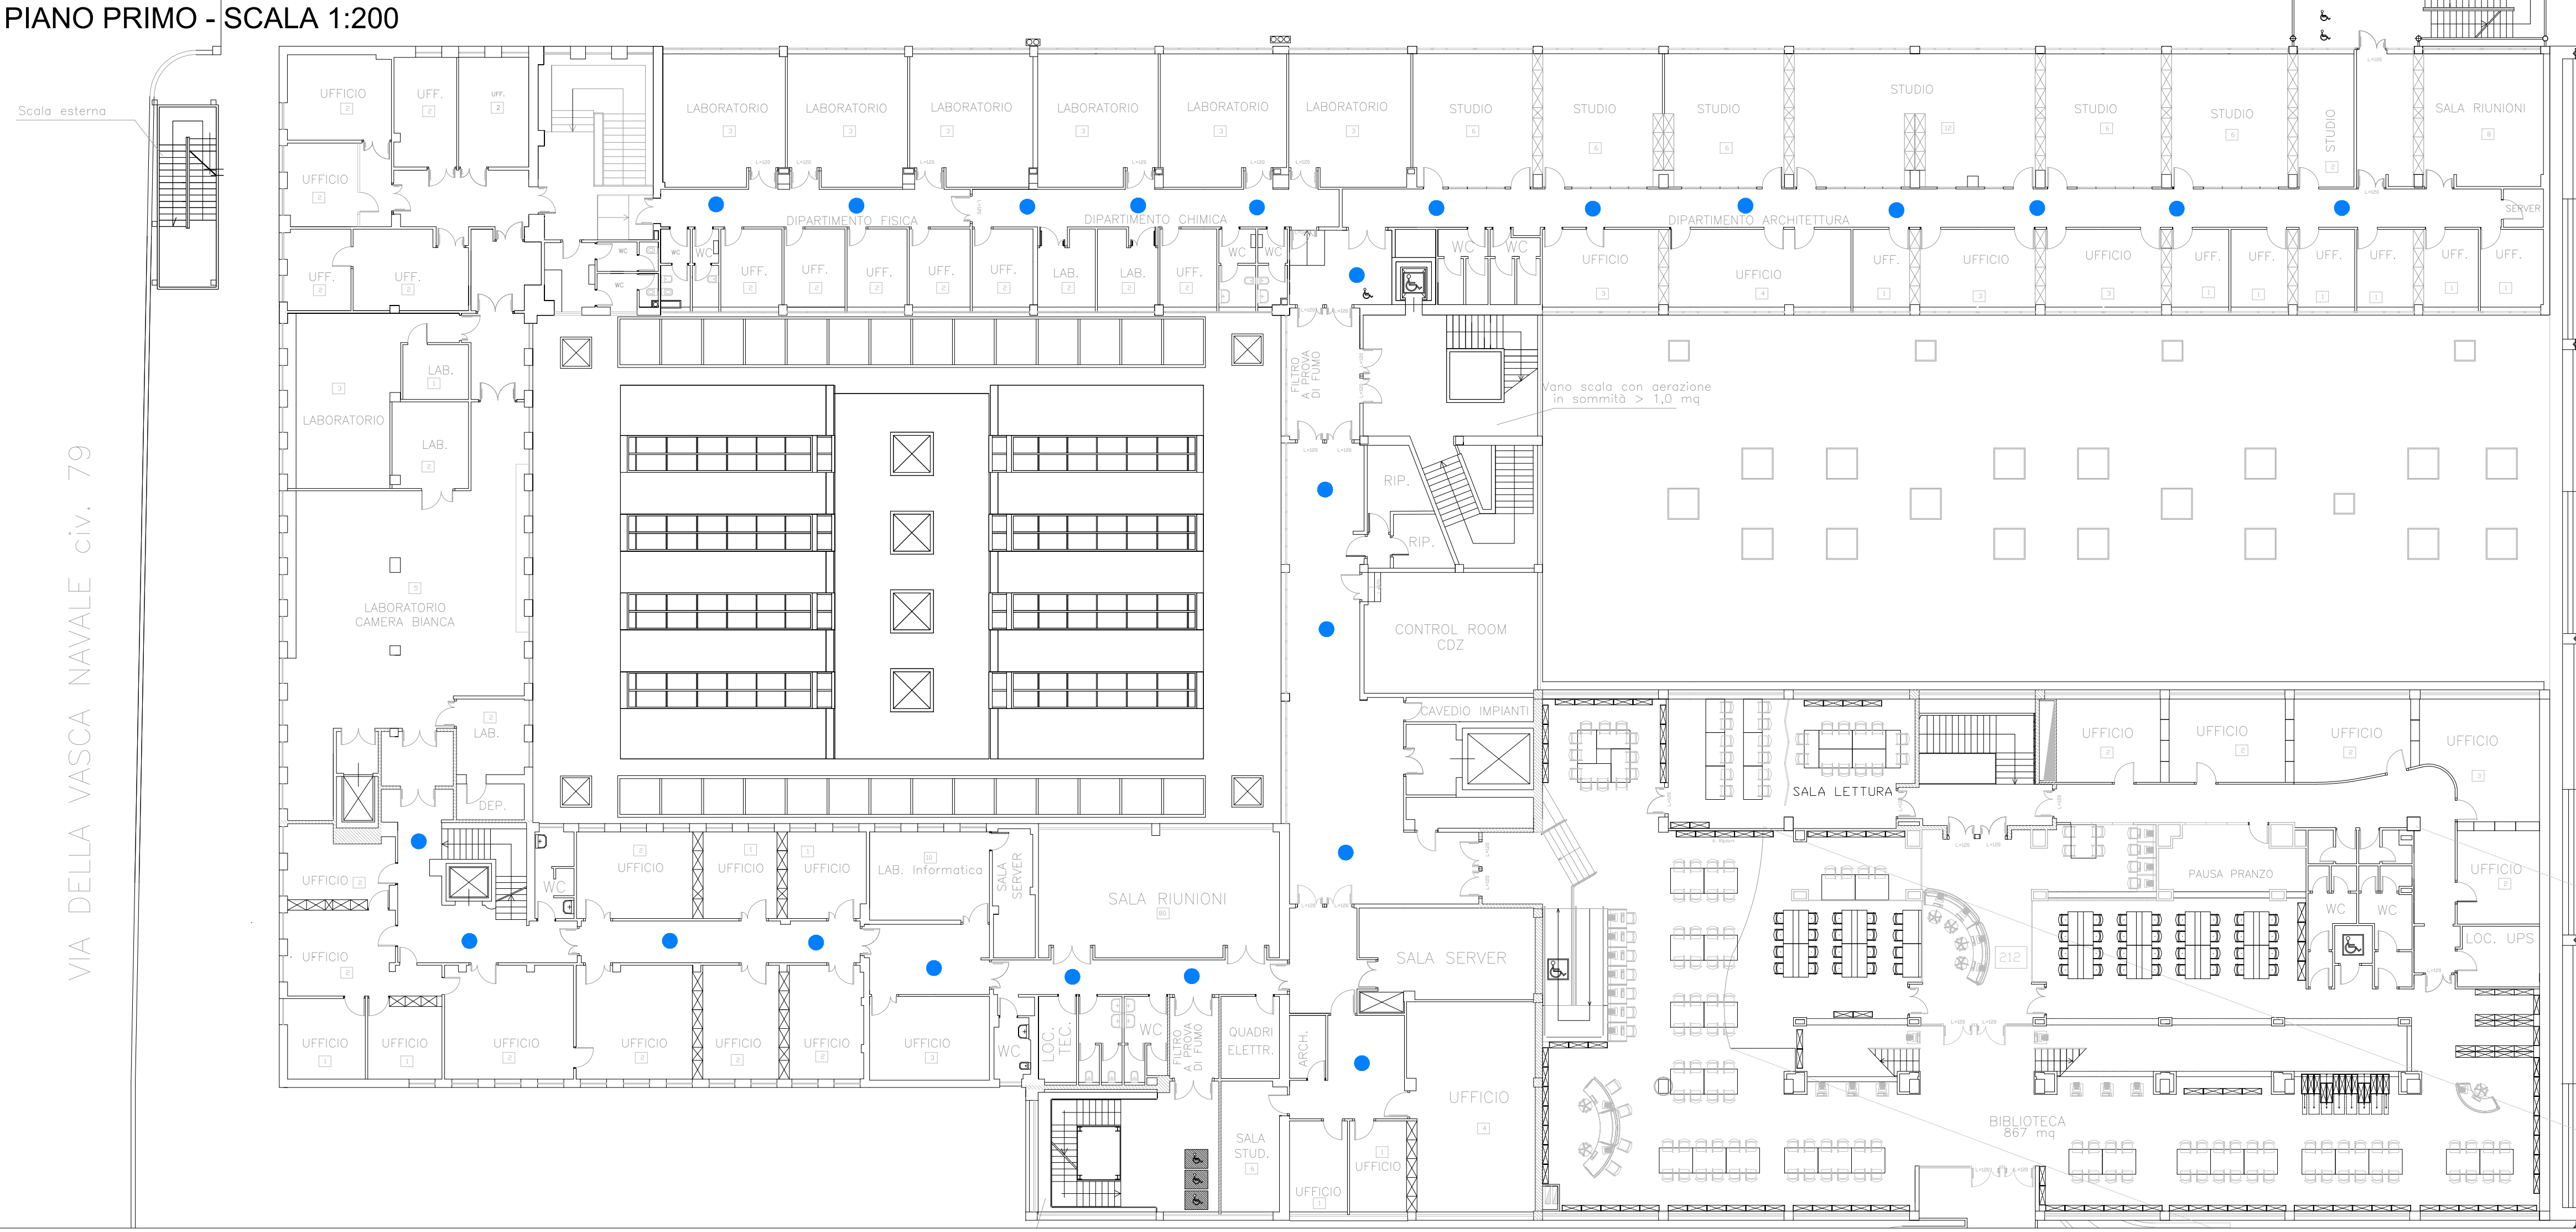


PIANO TERRA - SCALA 1:200

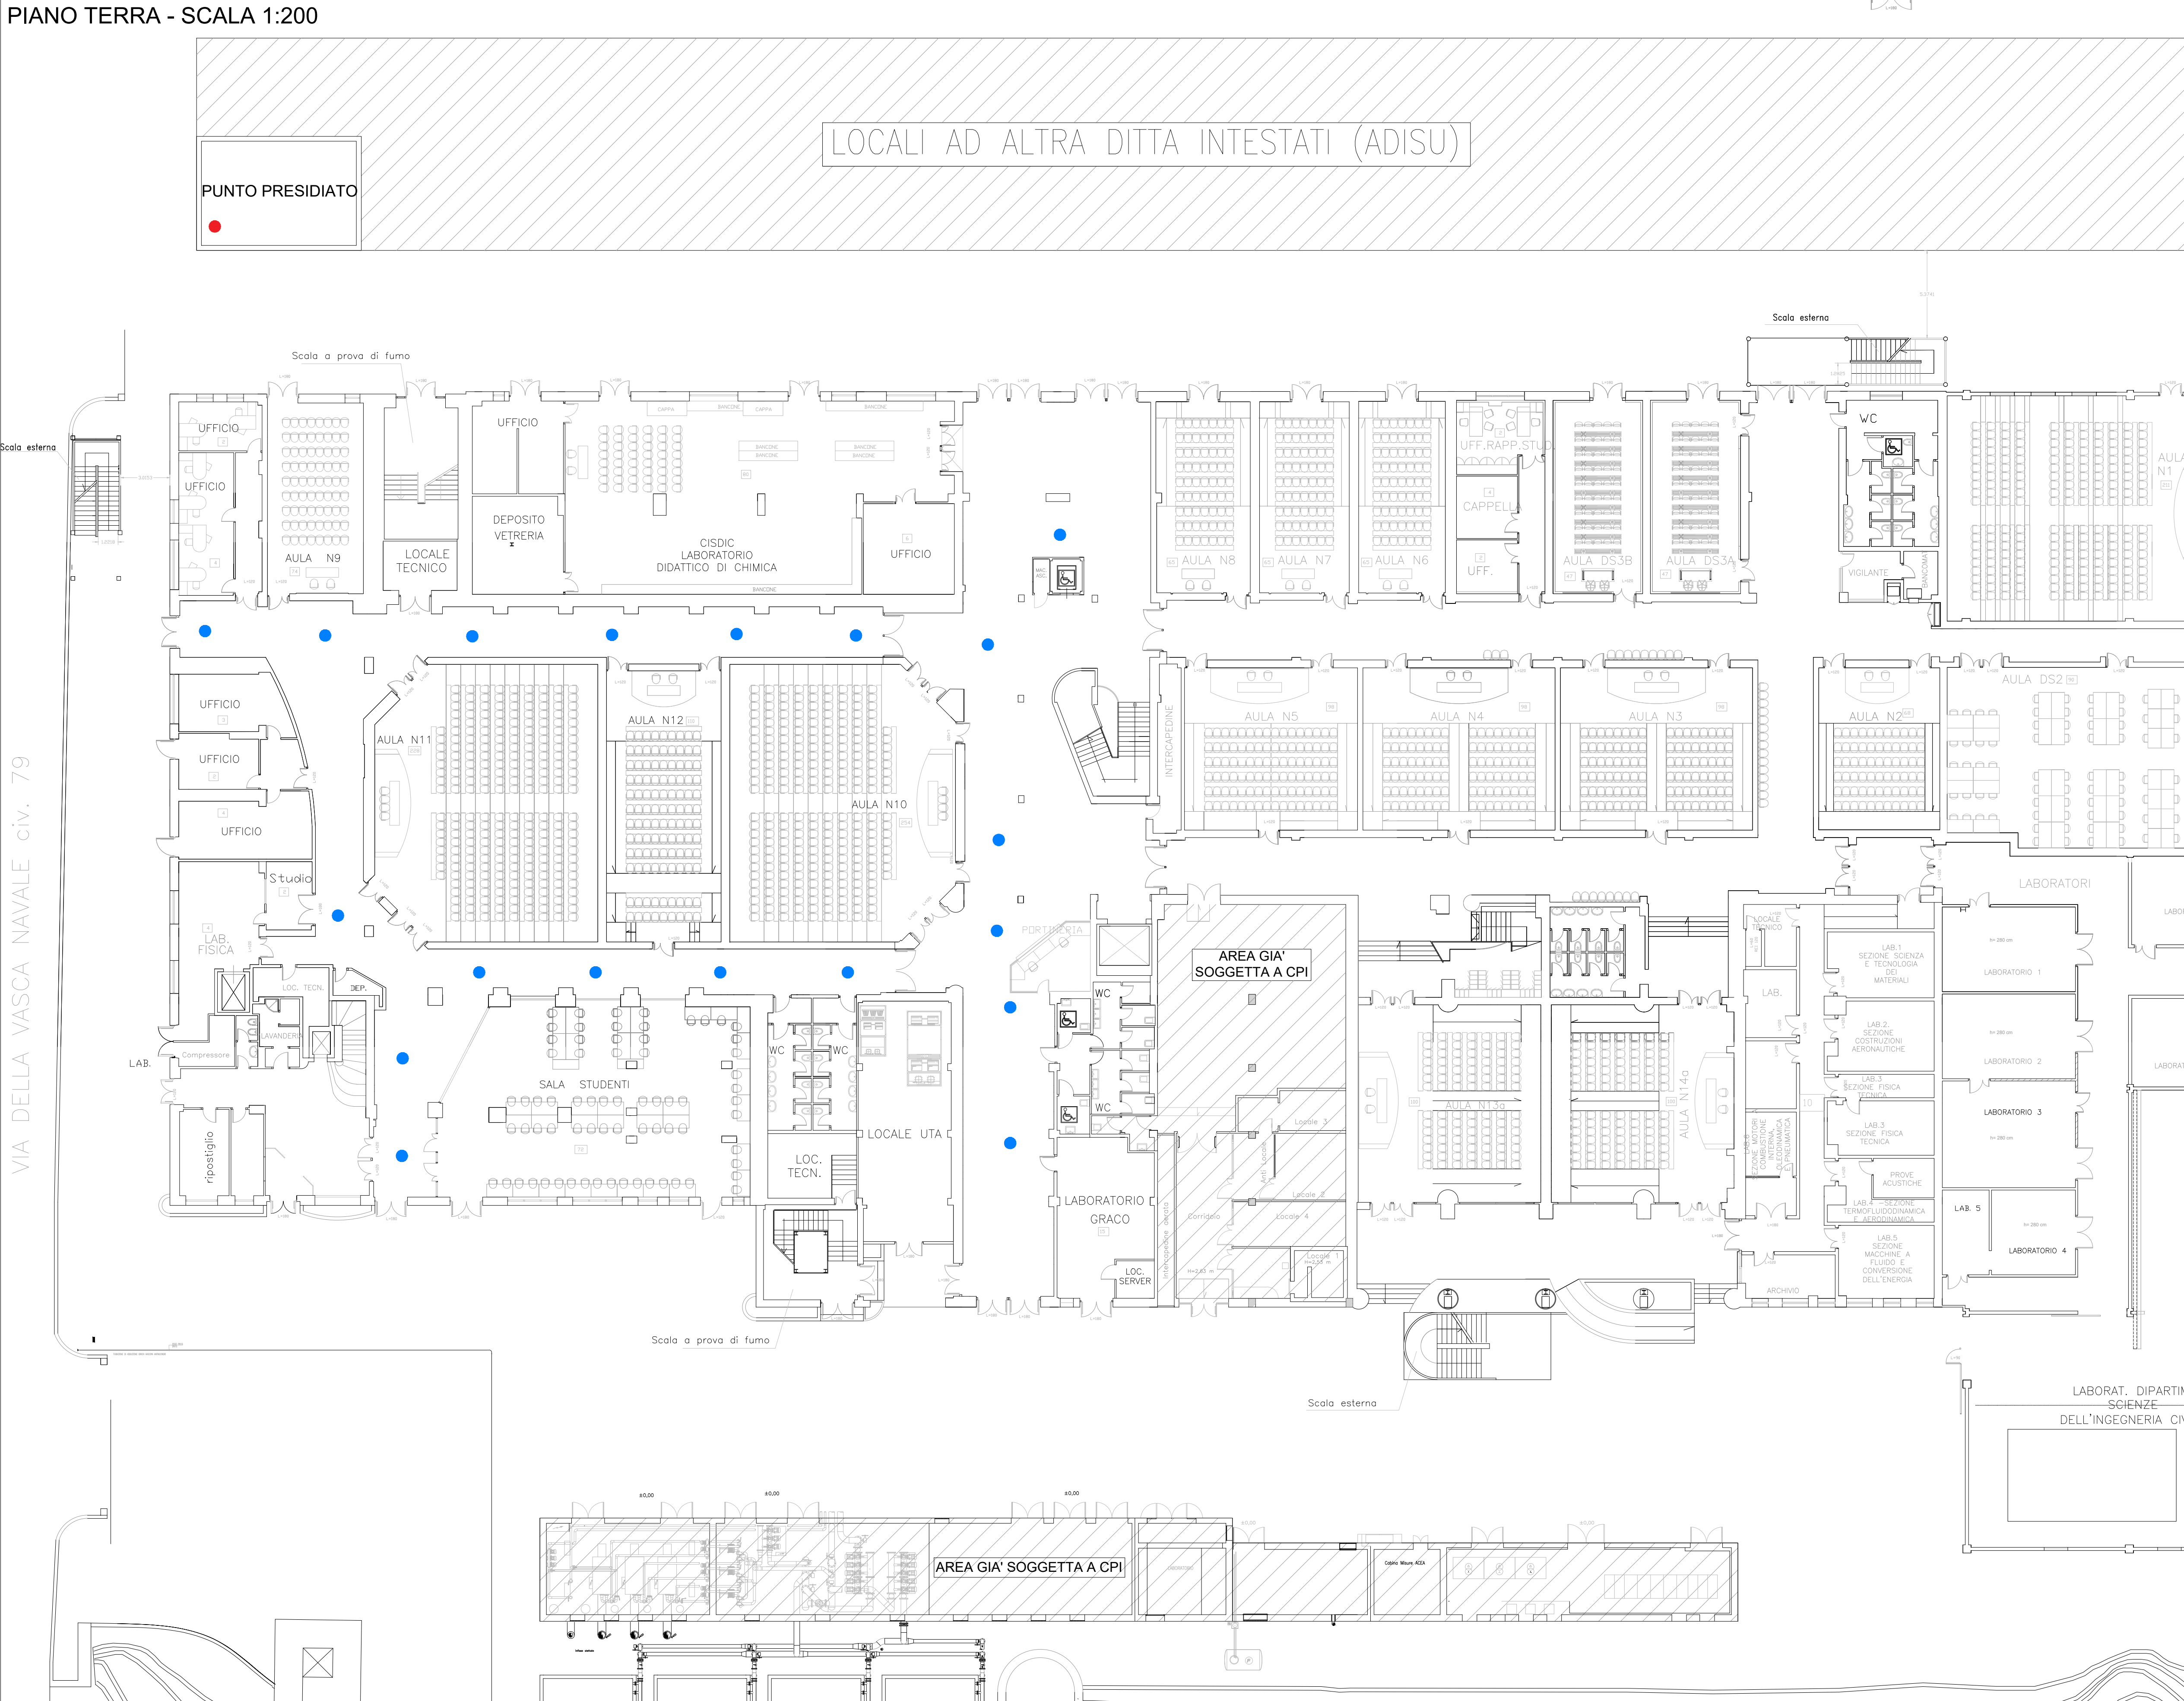

PIANO PRIMO AMMEZZATO - SCALA 1:100  
SOPPALCO BIBLIOTECA

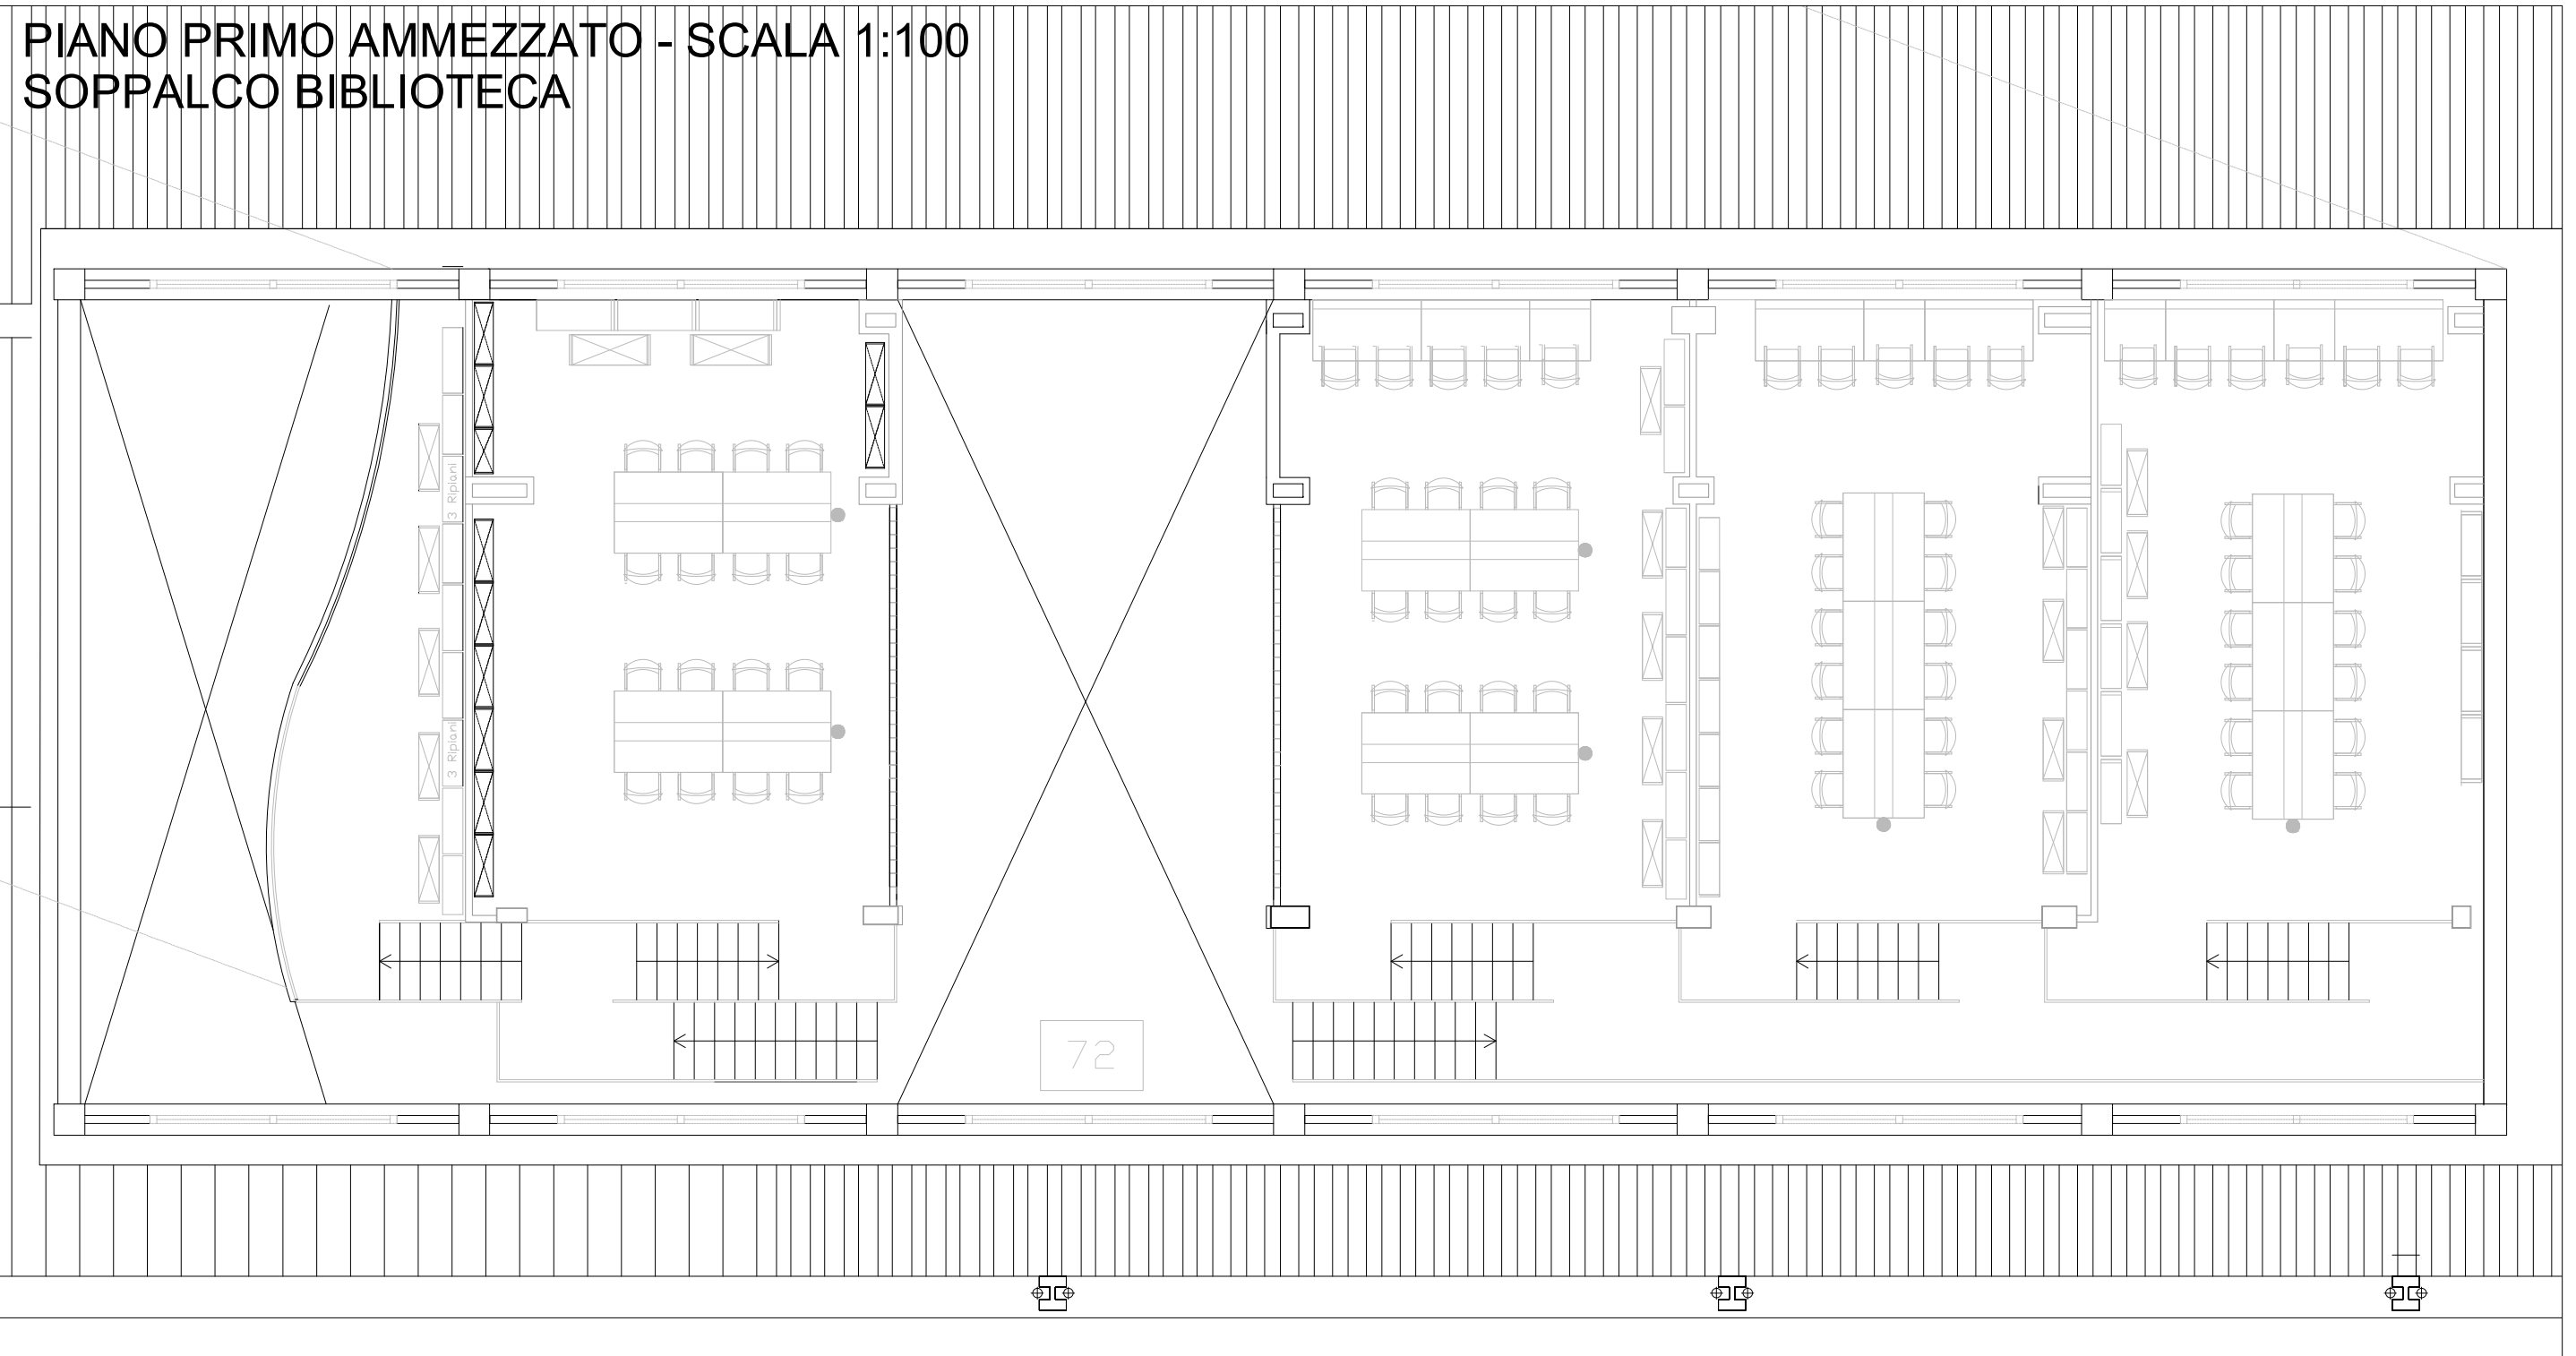

PIANO TERRA - SCALA 1:100  
LABORATORIO M.E.

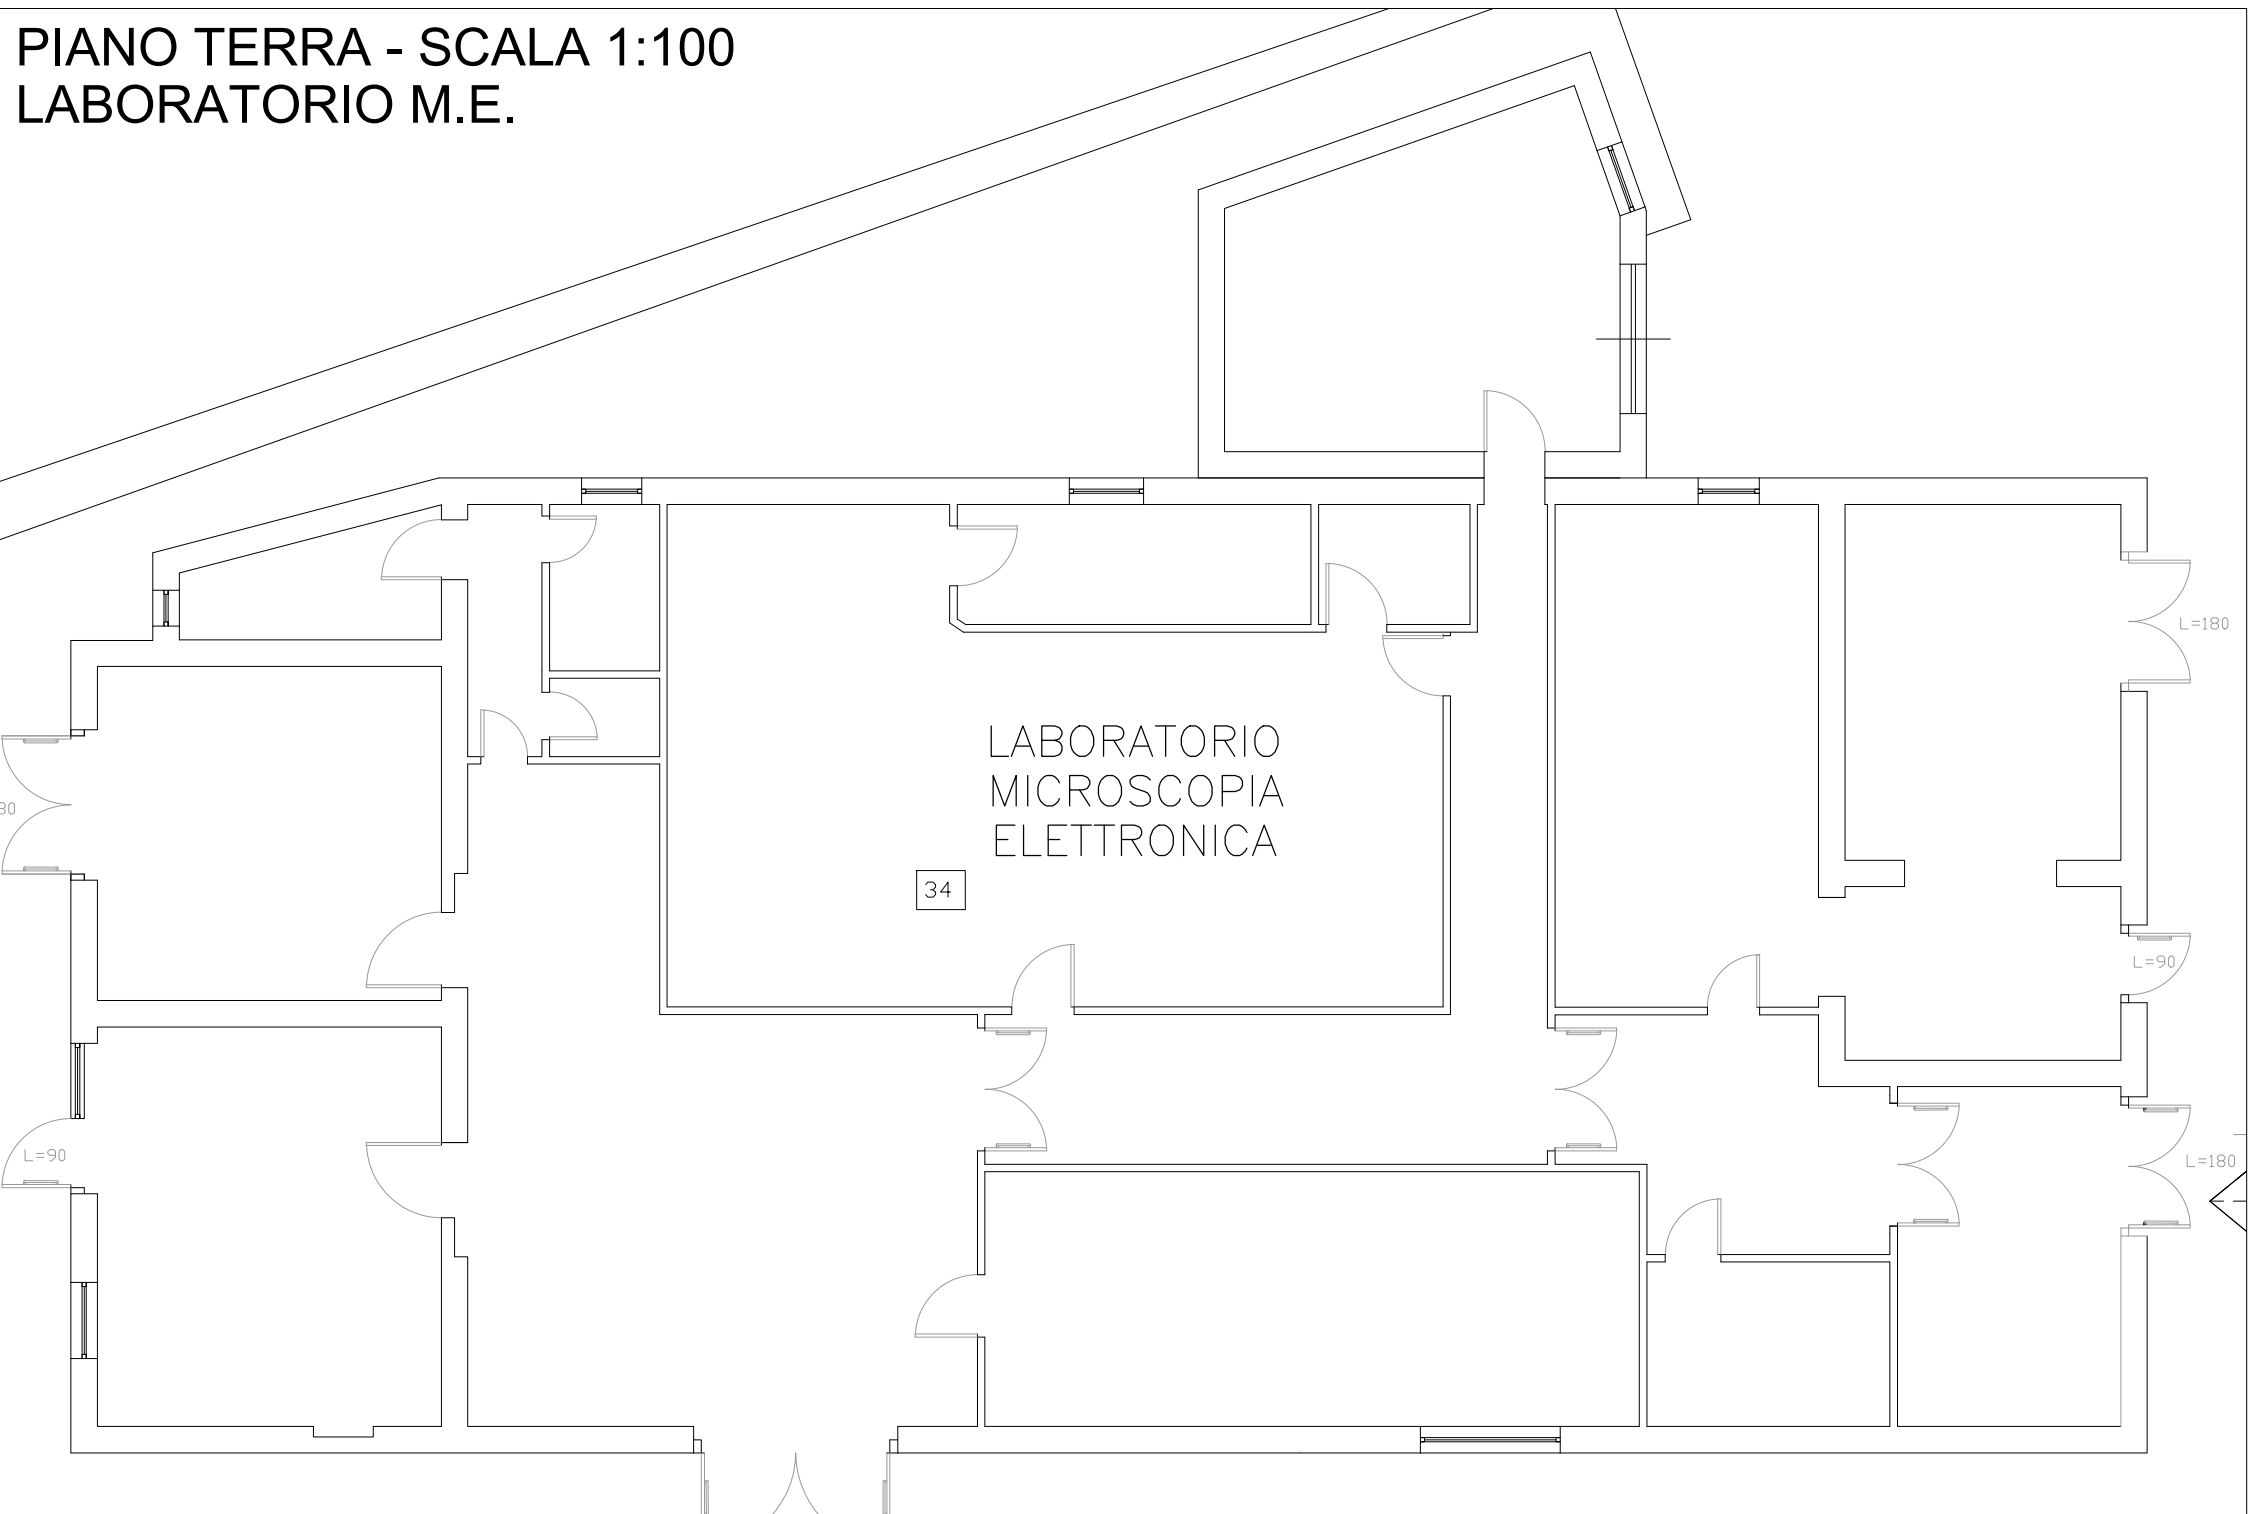

LEGENDA :

● CENTRALE EVAC


● DIFFUSORE ACUSTICO A PLAFONIERA PL 60 RCF  
AD INCASSO IN CONTROSOFFITTATURE O PANNELLI

CAVI EVAC FG100M1 (M2) 0.6 / 1 KV

CALCOLO DIFFUSORI ACUSTICI ESISTENTI


ZONA	TOTALE
PIANO TERRA	n.19
PIANO PRIMO	n.24
PIANO SECONDO	n.31

KEYMAP-PIANO SECONDO

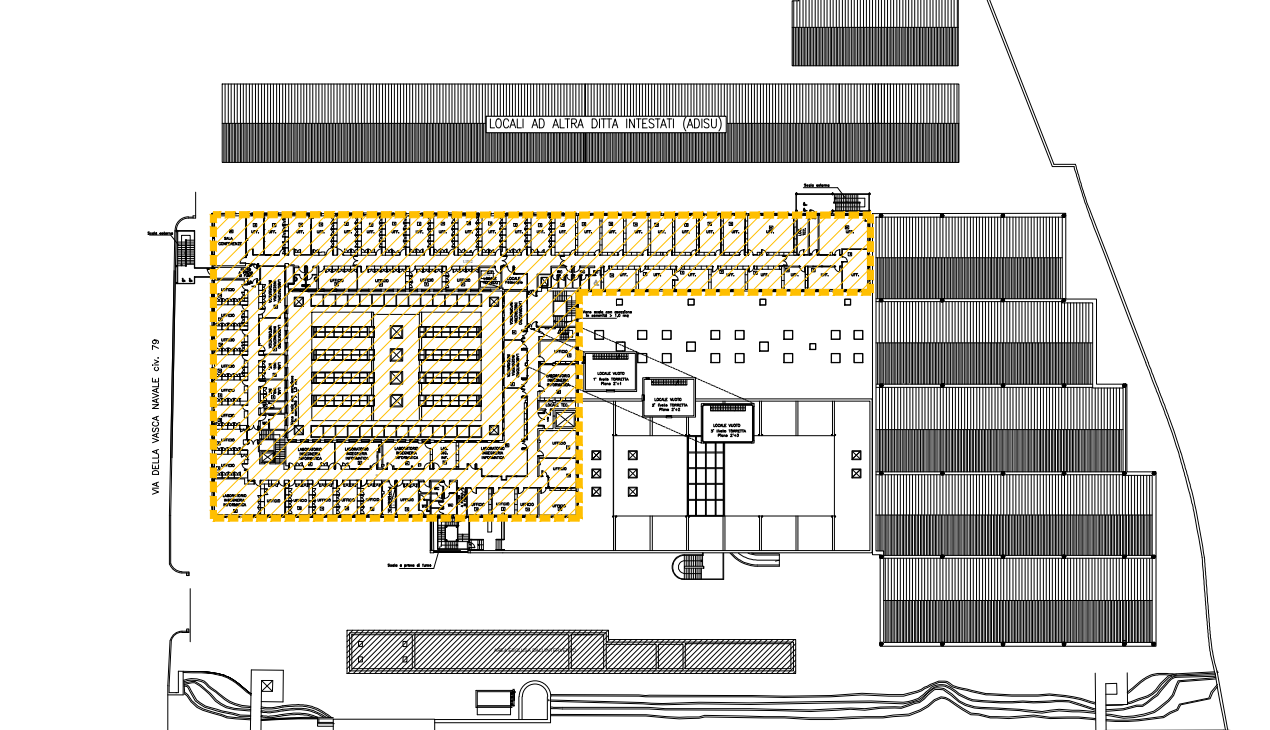

IMPIANTO EVAC AD ESPANSIONE


KEYMAP-PIANO PRIMO

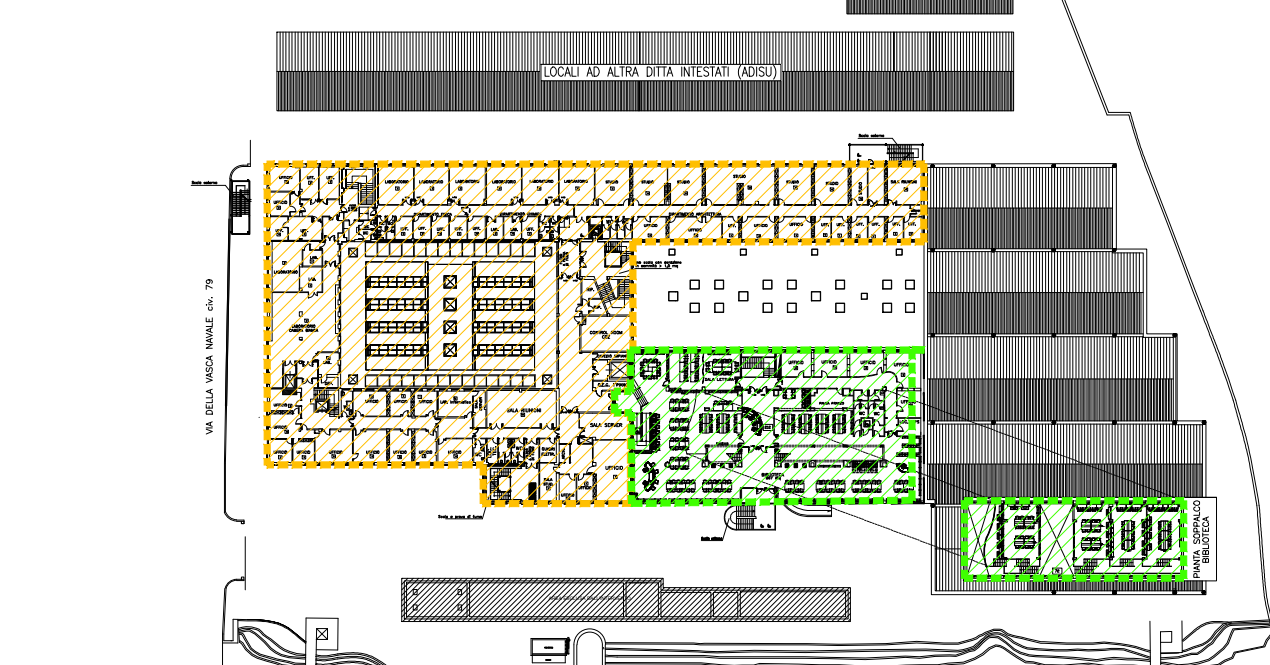

IMPIANTO EVAC AD ESPANSIONE

IMPIANTO EVAC NUOVO IMPIANTO

KEYMAP-PIANO TERRA

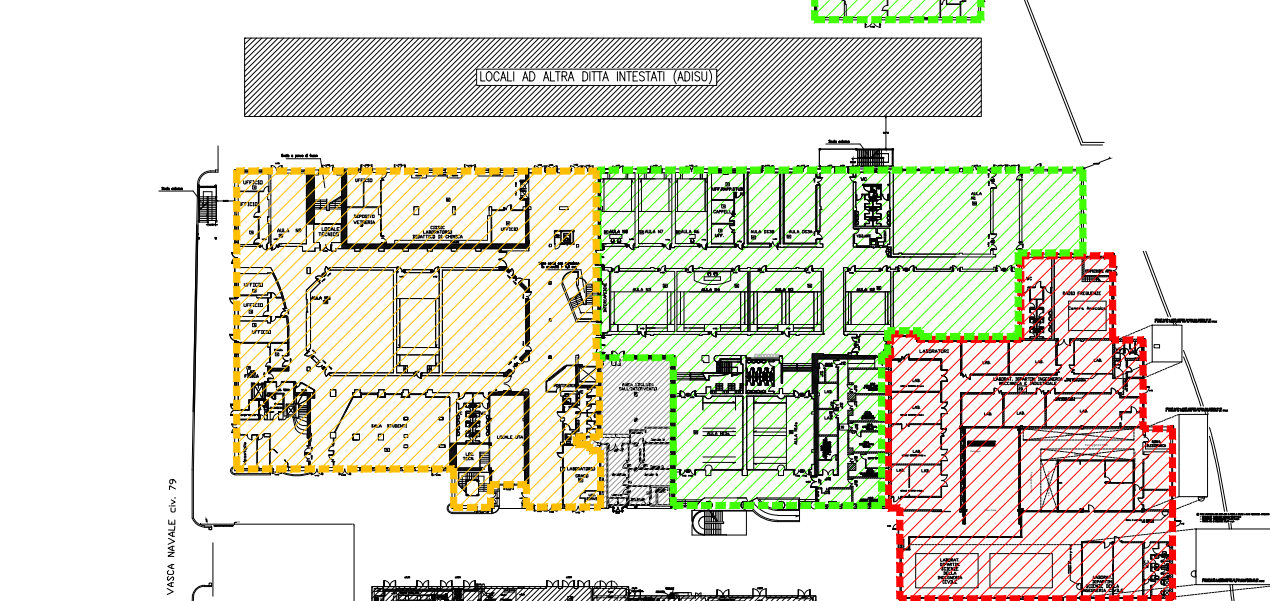

IMPIANTO EVAC ADEGUAMENTO ESISTENTE

IMPIANTO EVAC NUOVO IMPIANTO

IMPIANTO EVAC-RILEVAZIONE FUMI-SIGNALAZIONE-ALLARME

UNIVERSITA' degli STUDI ROMA TRE

AREA TECNICA

VIA OSTIENSE N°169 - 00154 ROMA

LAVORI DI MANUTENZIONE DEI SISTEMI DI SICUREZZA E ANTINCENDIO A SERVIZIO DI EDIFICI UNIVERSITARI

**LOTTO 05 - VSN079**

Via della VASCA NAVALE n.79/81 - 00146 - ROMA

LAVORI DI MANUTENZIONE DEI SISTEMI ANTINCENDIO A SERVIZIO DEL COMPLESSO (RILEVAZIONE, EVAC)

PROGETTISTI

TECNITALIA ENGINEERING S.r.l.

Via del Giordano, 30

00144 Roma (RM)

Ing. Stefano Di Tullio

TITOLO ELABORATO

PLANIMETRIA ANTE OPERAM GENERALE

REDAZIONE

05.03.01

DATA

03-10-2019

LOCALIZZAZIONE

---

REV.	DATA	DESCRIZIONE	REDAZIONE	VERIFICATO DA
30	03/07/2019	EMISSIONE		

EMISSO PER: ☐ COMMENTI ☐ APPROVAZIONE ☐ CANTIERE ☐ COME COSTRUITO (AS BUILT)