




PIANO SECONDO - SCALA 1:200

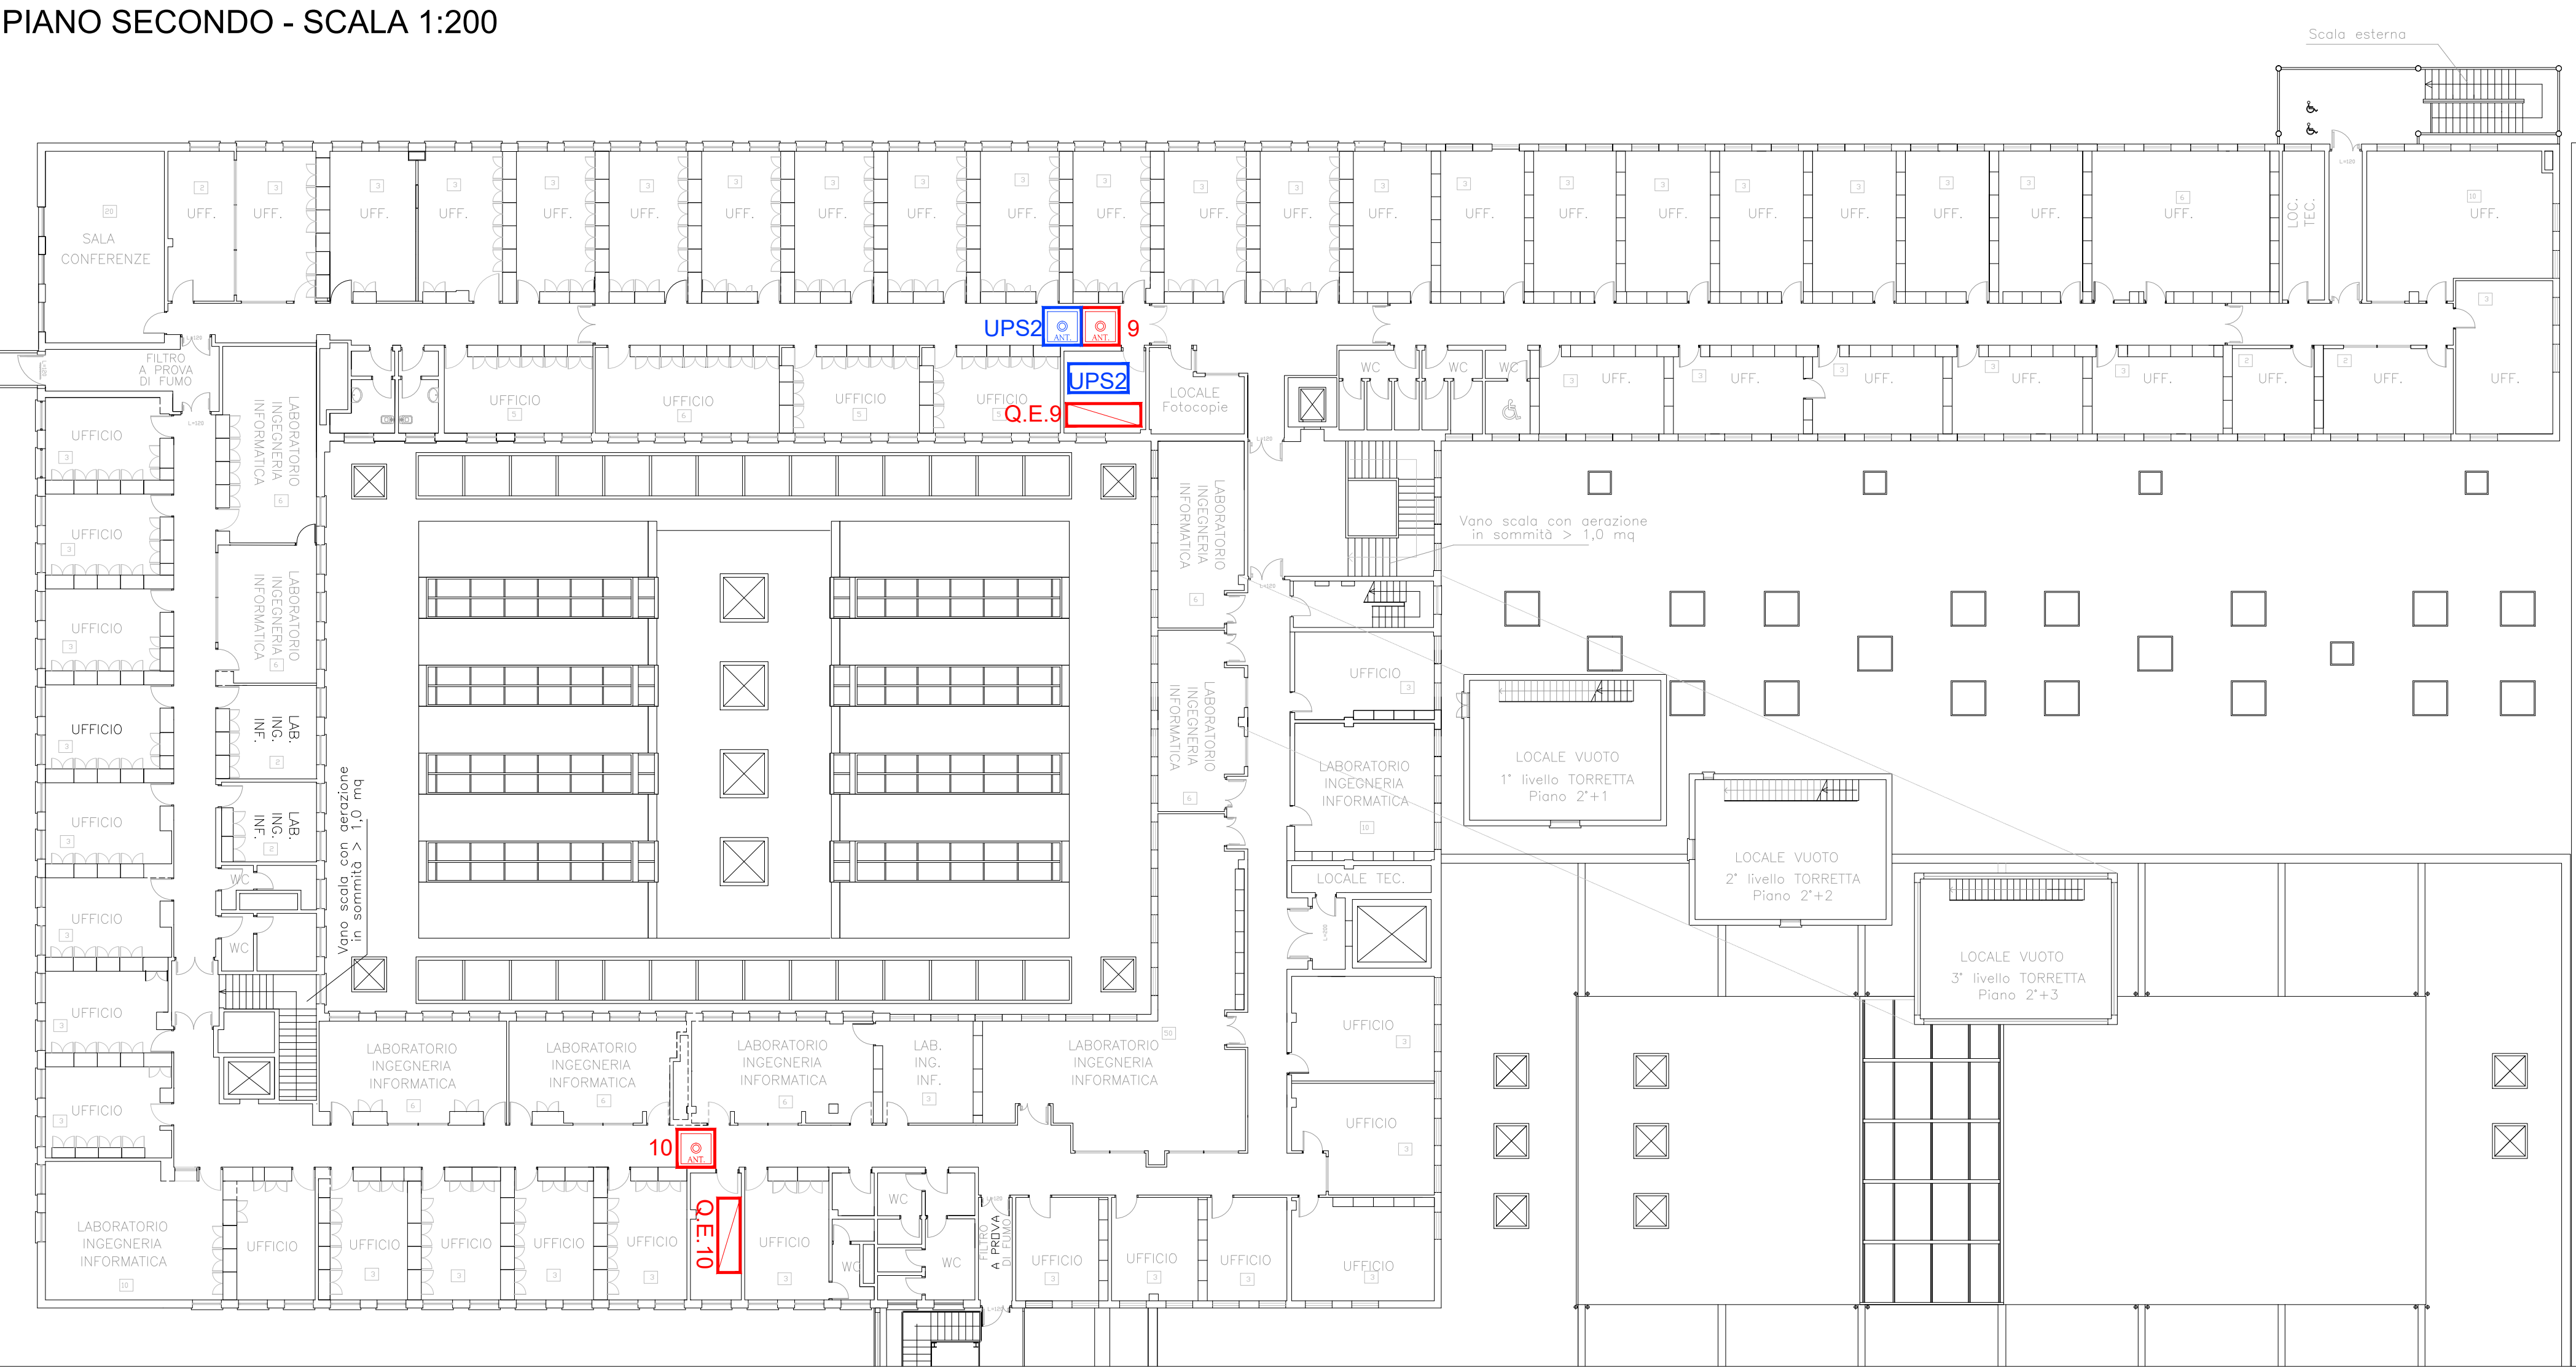

PIANO PRIMO - SCALA 1:200

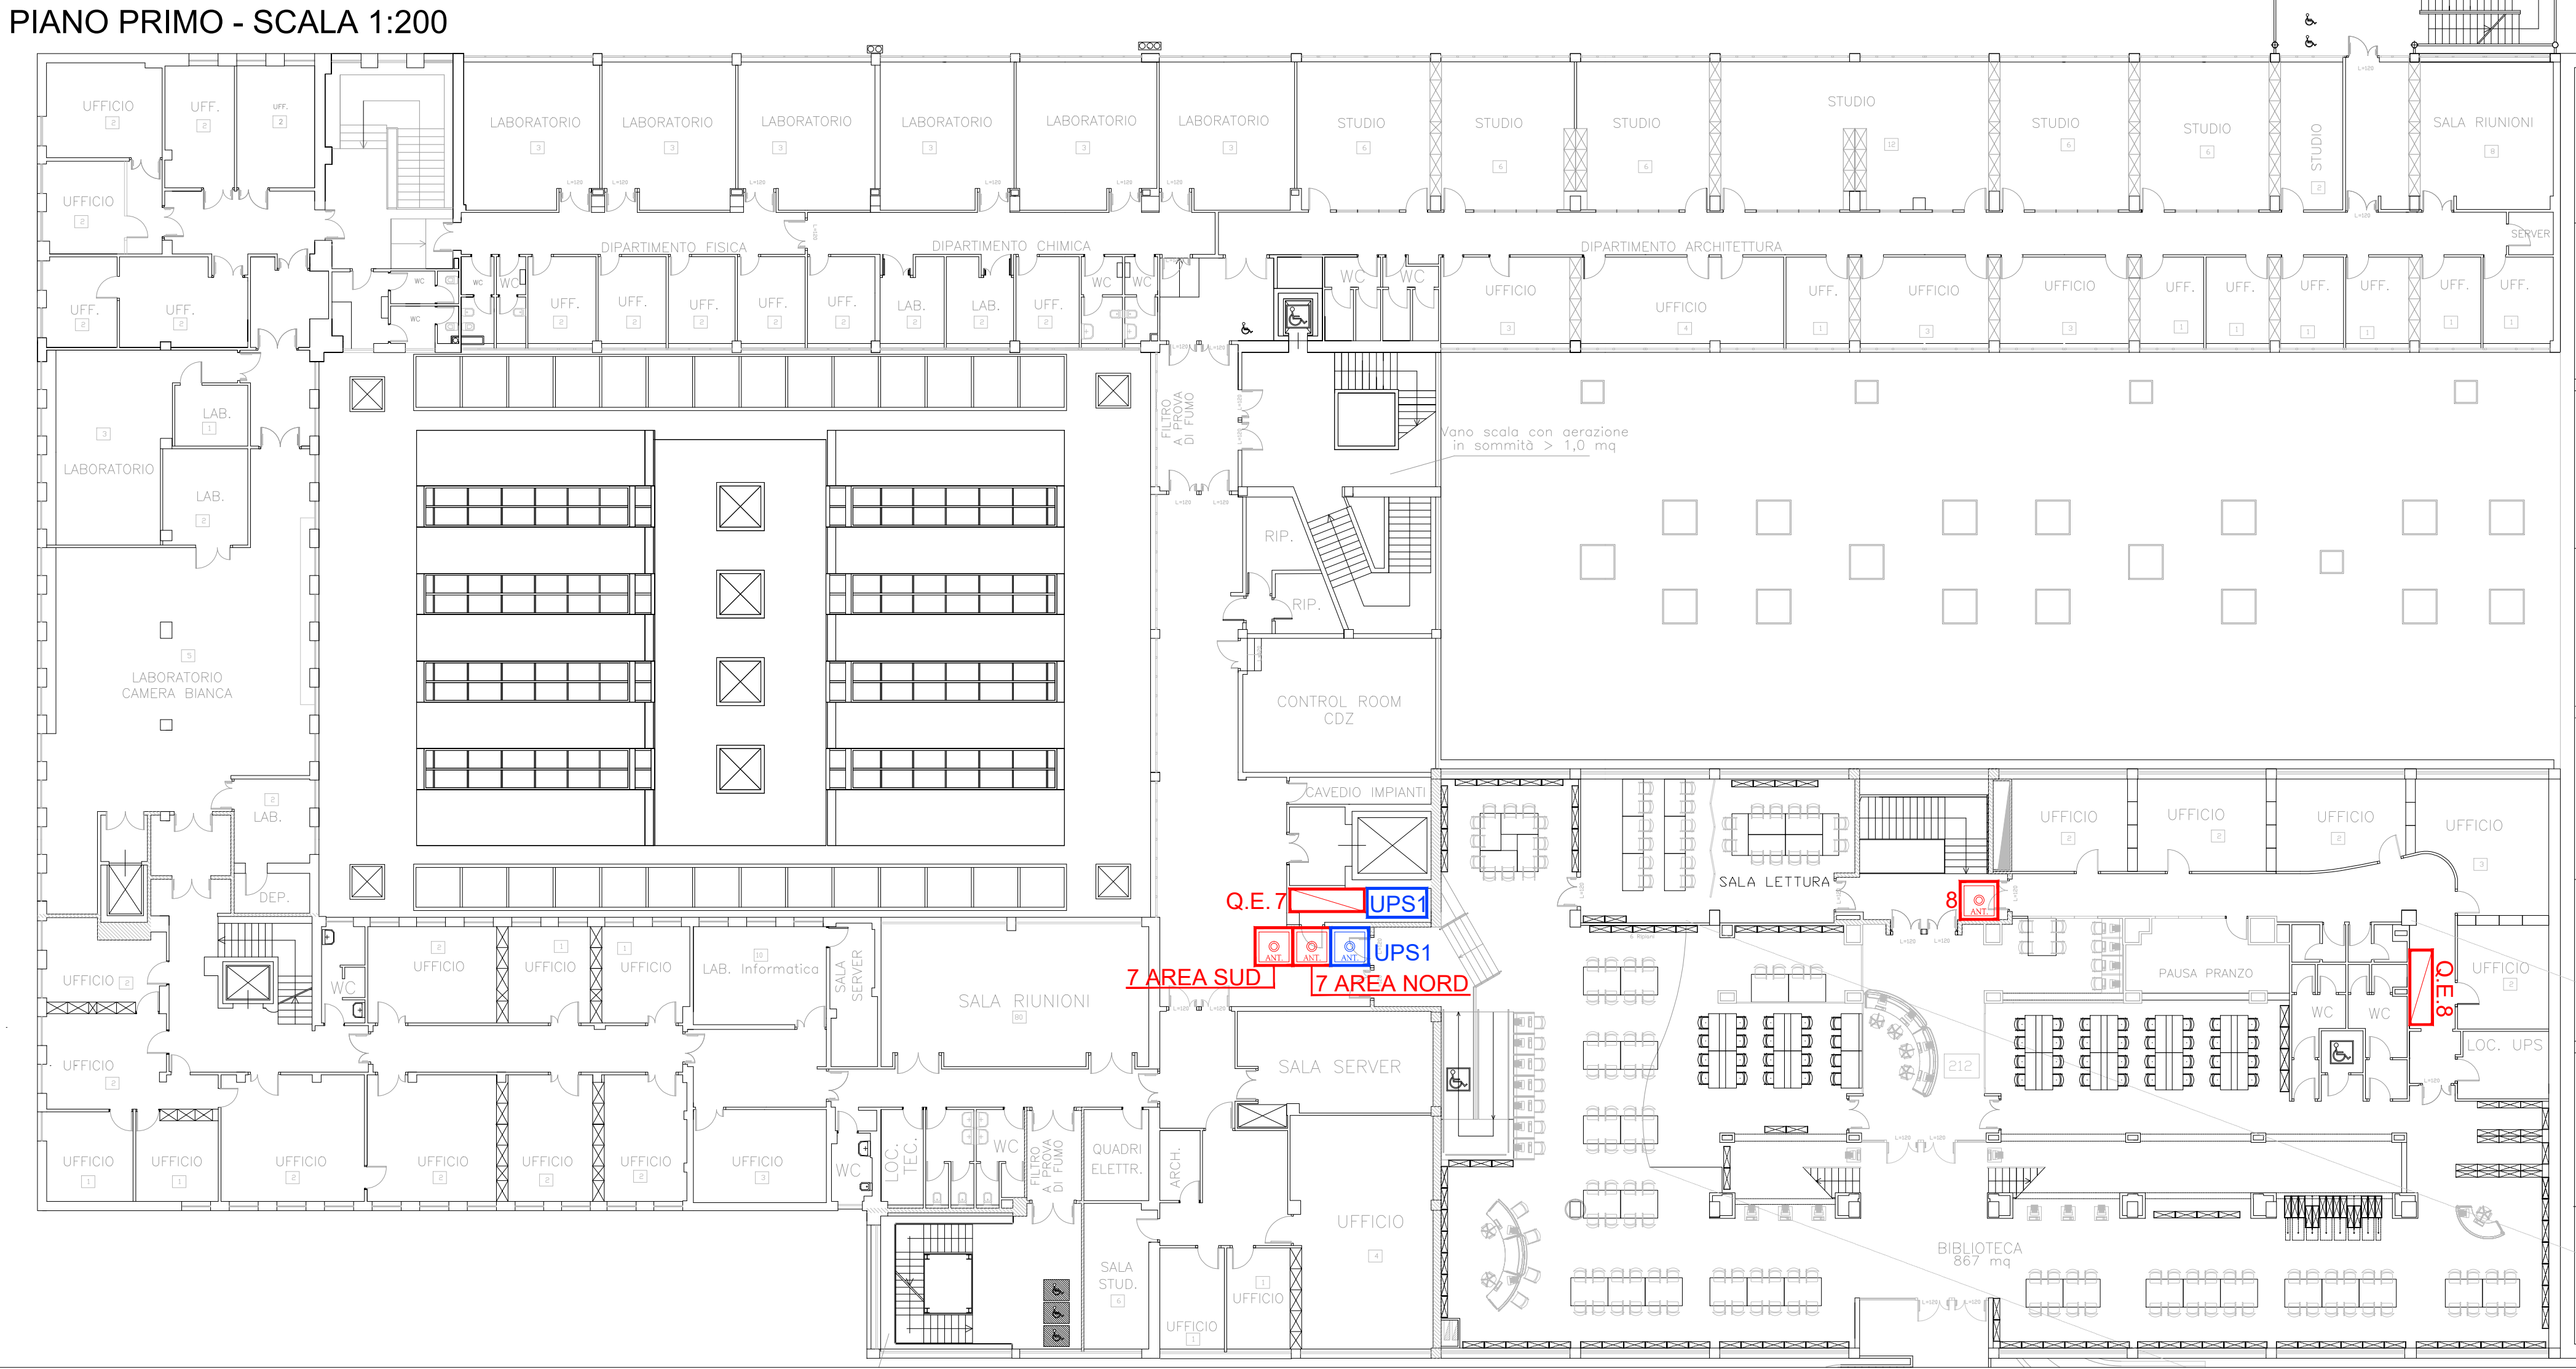

PIANO TERRA - SCALA 1:200

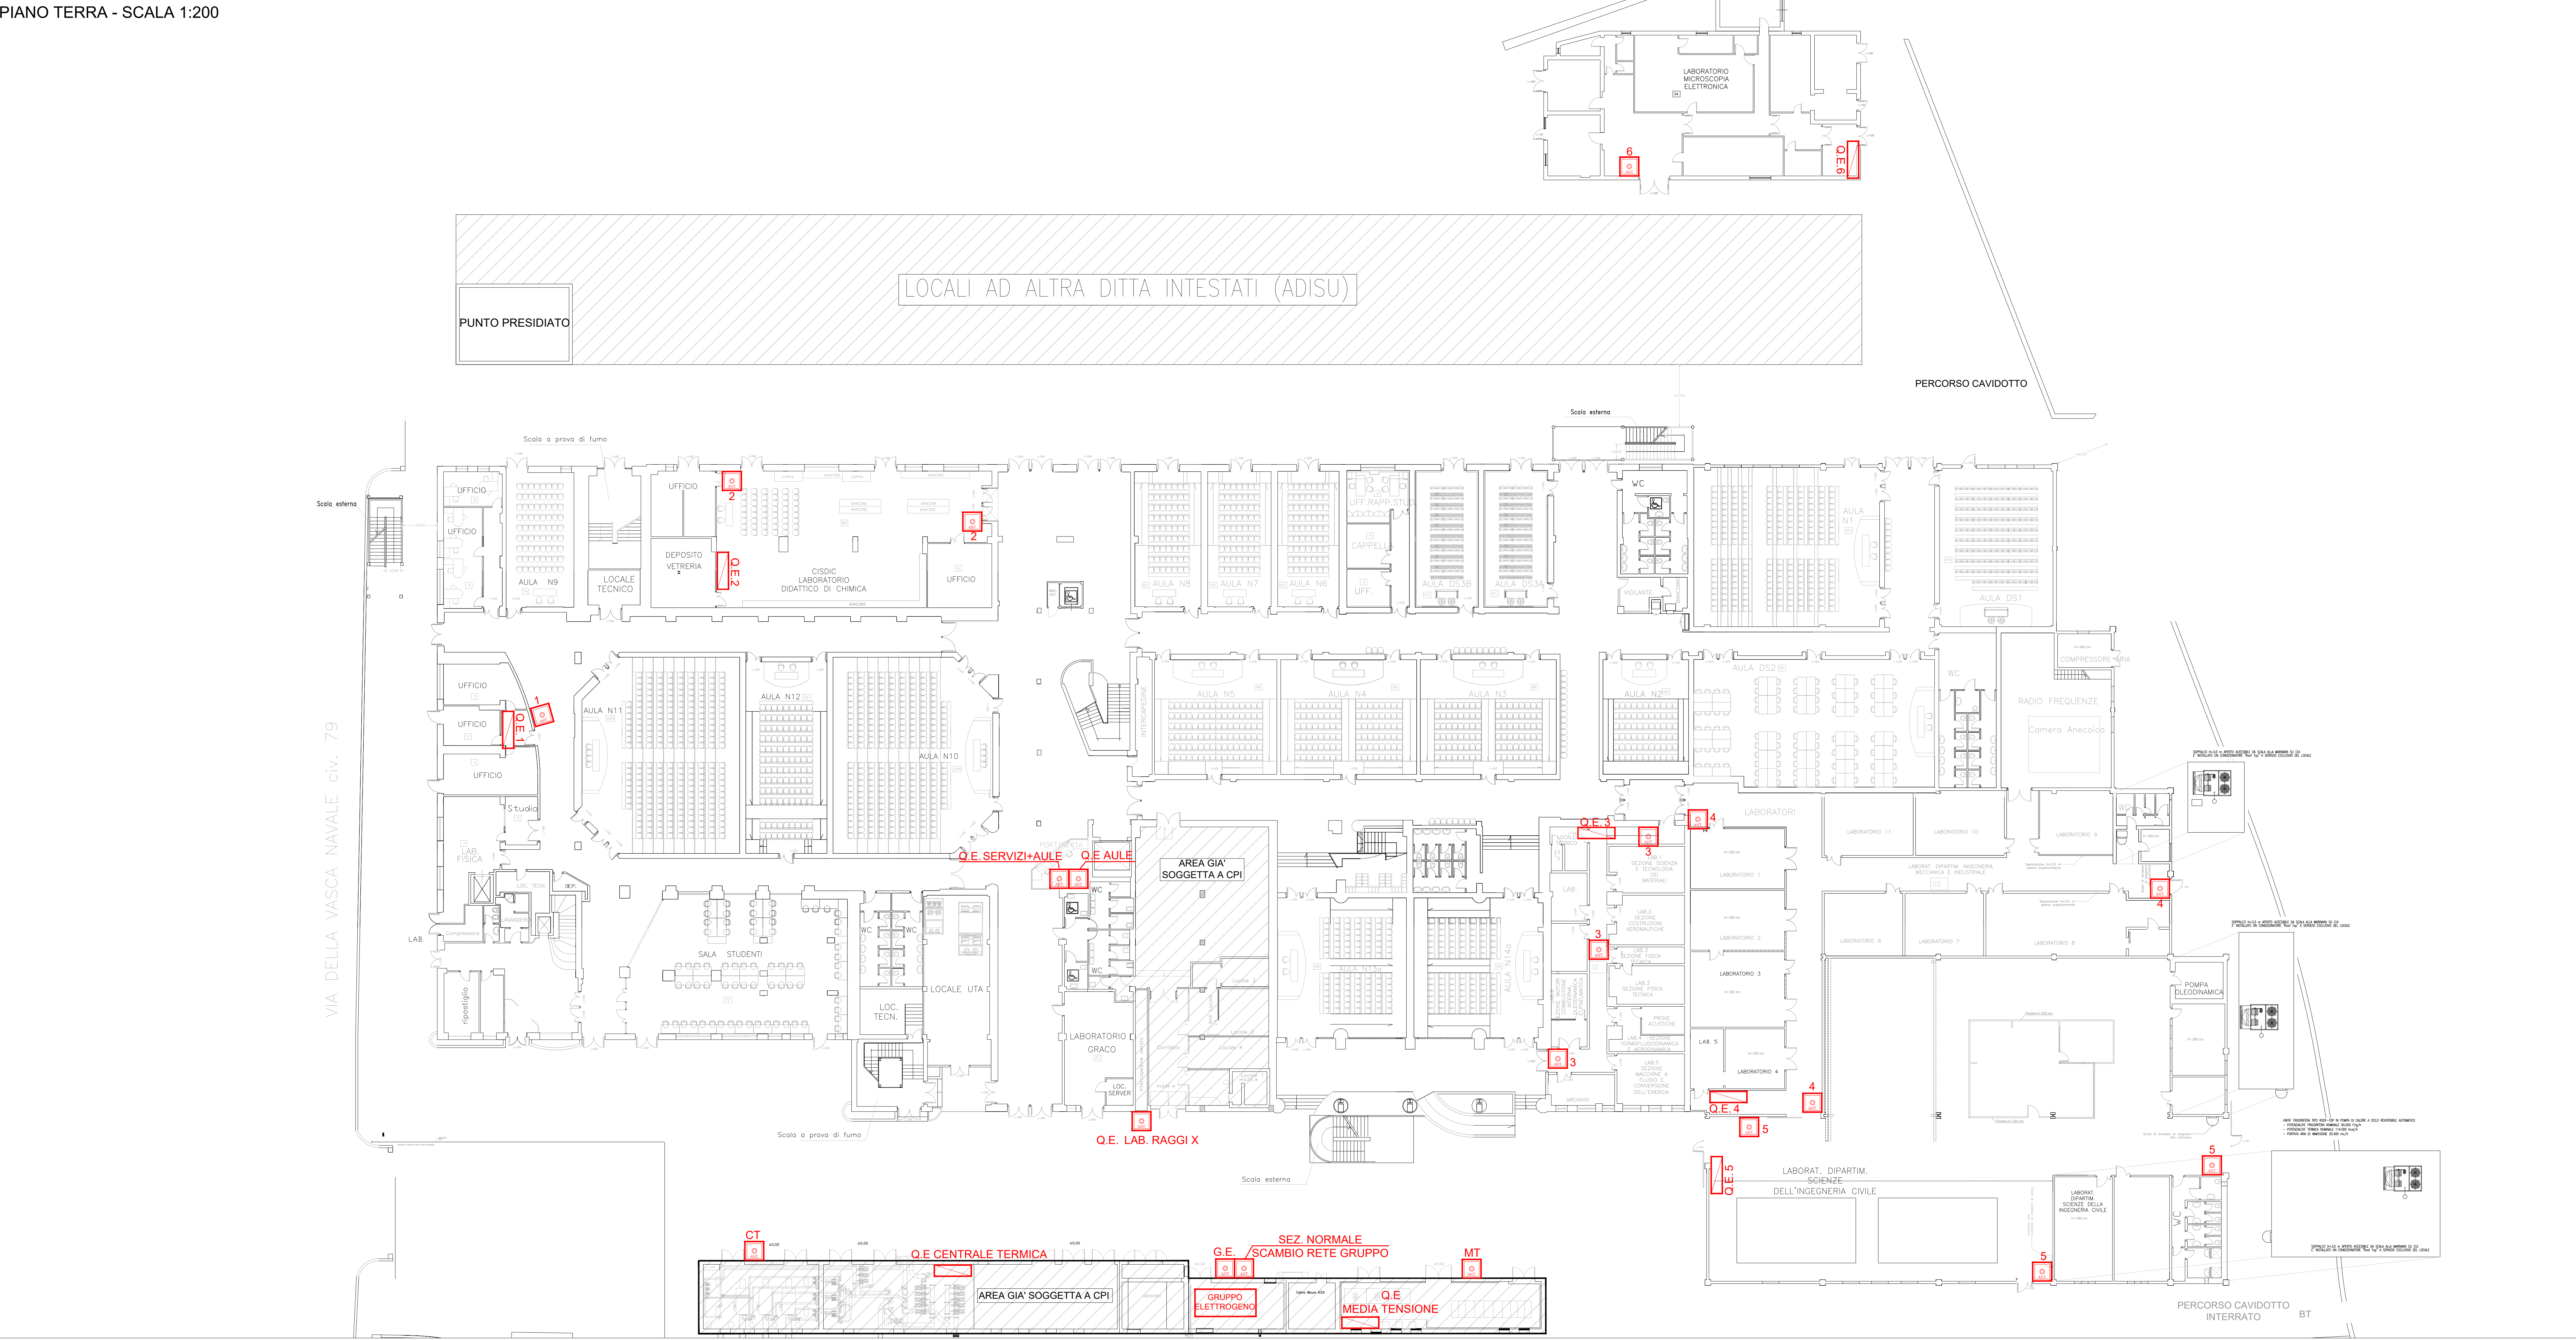


LEGENDA :

- PULSANTE DI SGANCIO DEI QUADRI ELETTRICI
- QUADRO ELETTRICO
- GRUPPO DI CONTINUITA'
- PULSANTE DI SGANCIO DEL GRUPPO DI CONTINUITA'

CALCOLO PULSANTI DI SGANCIO

| ZONA | TOTALE |
|---------------|--------|
| PIANO TERRA | n.20 |
| PIANO PRIMO | n.4 |
| PIANO SECONDO | n.3 |

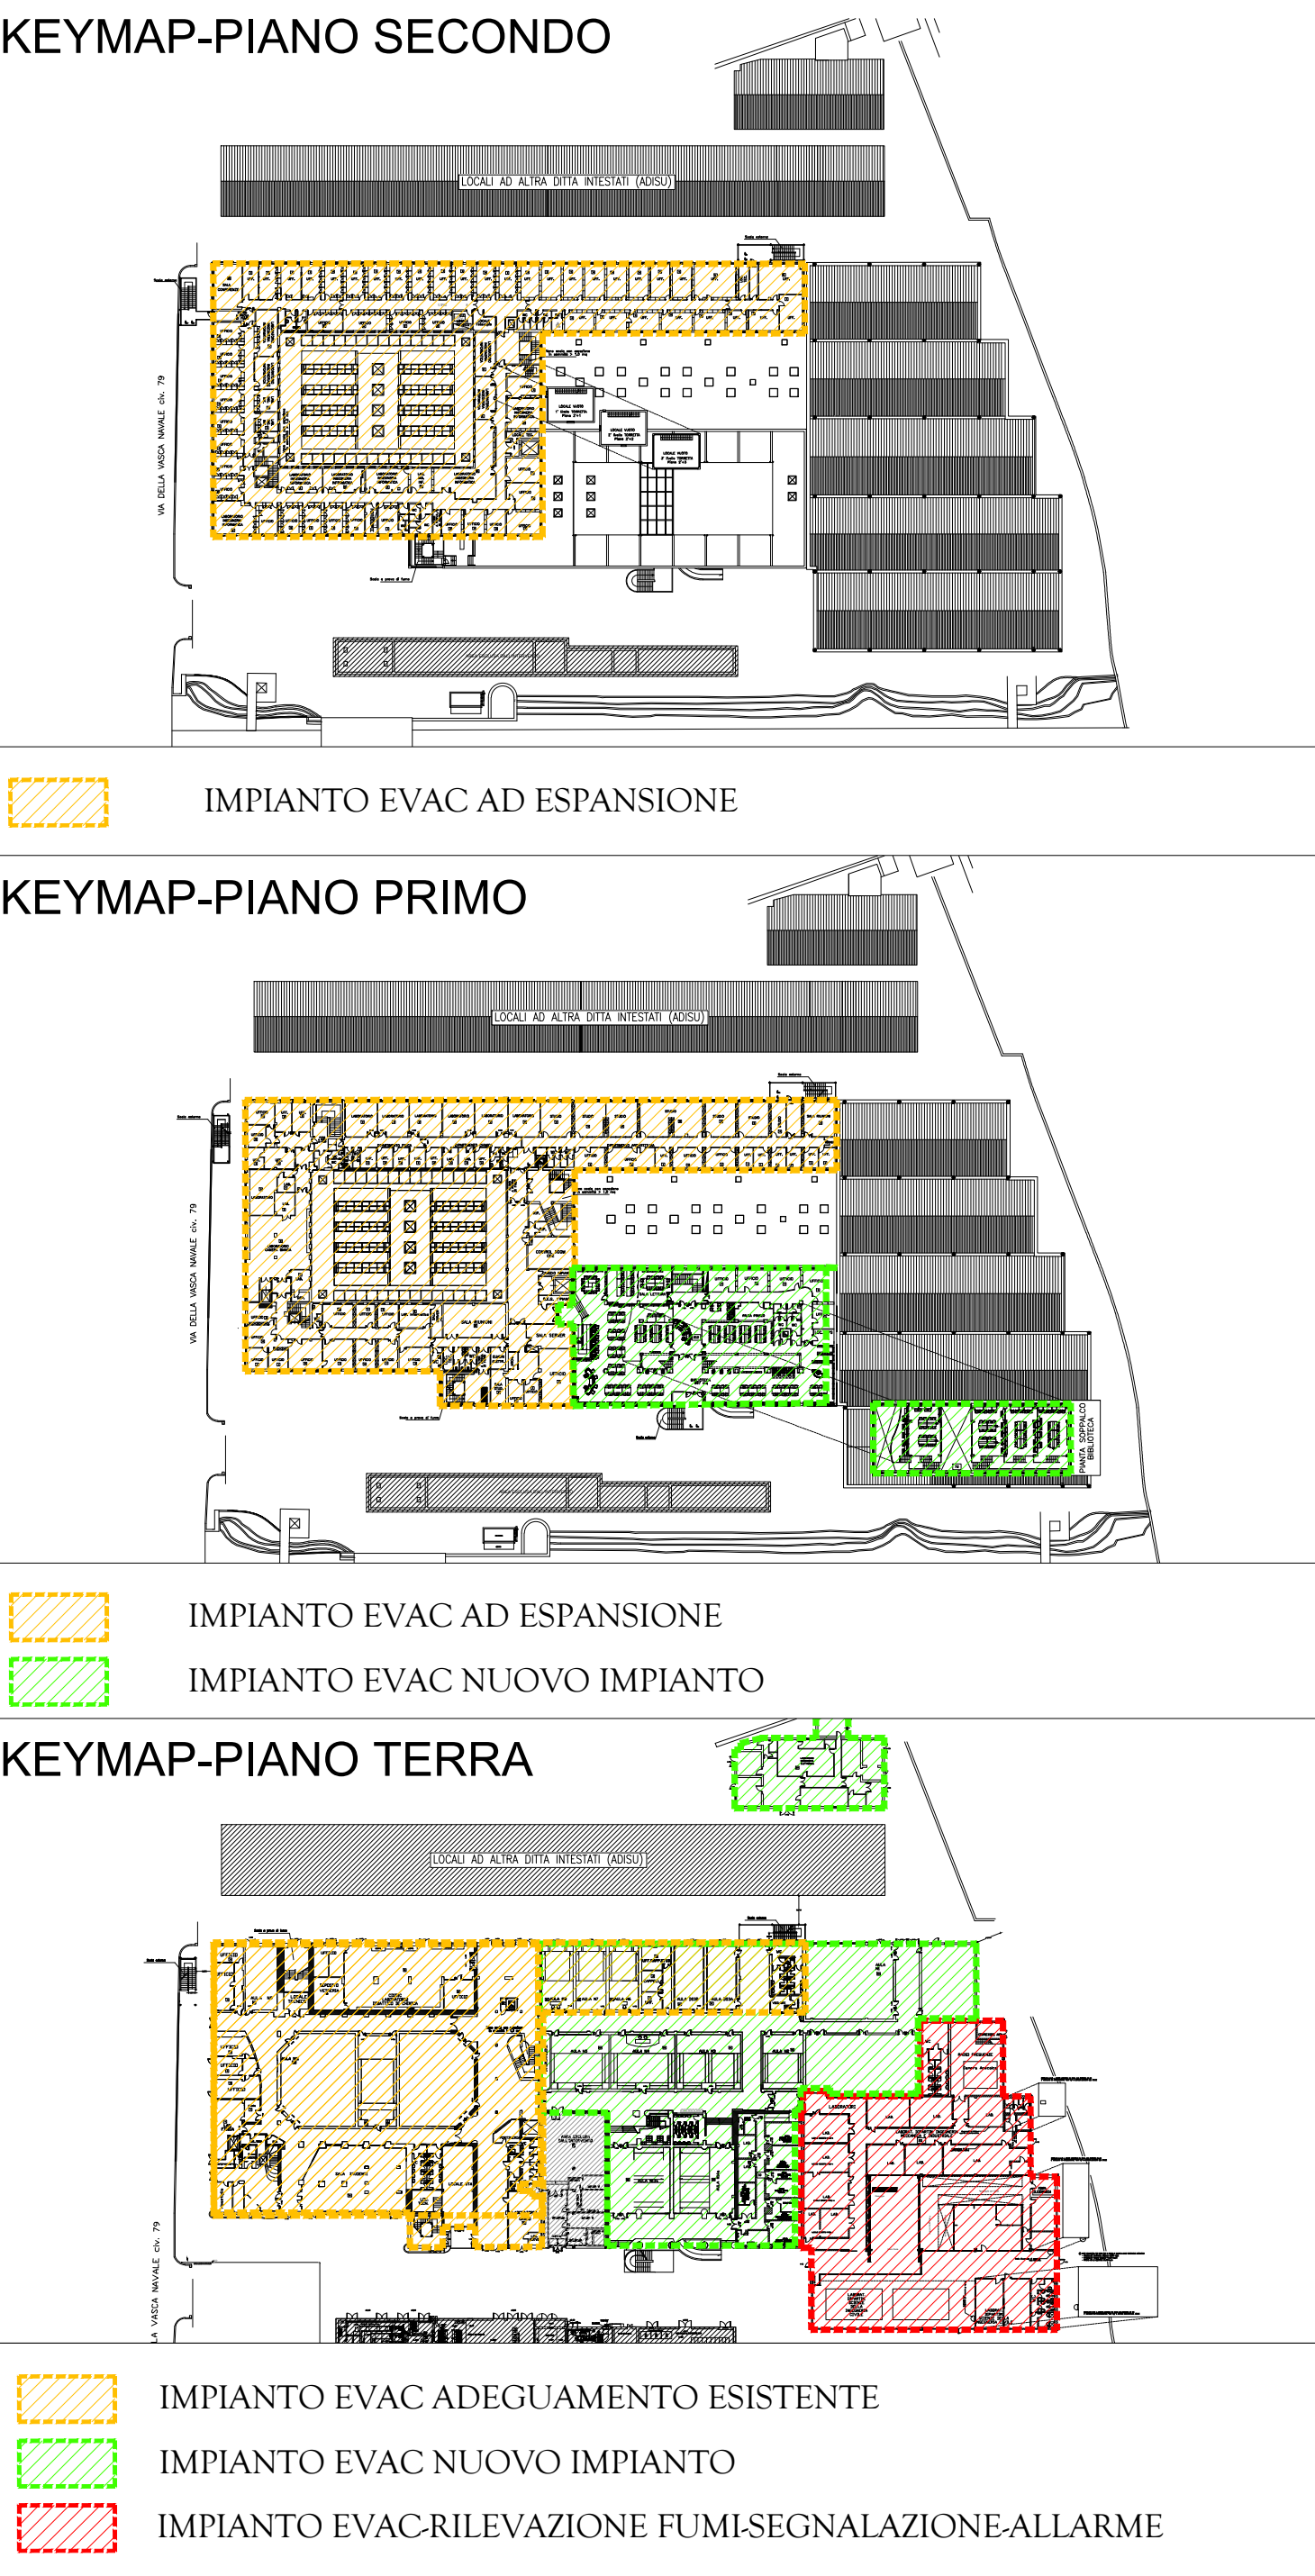

ROMA TRE
UNIVERSITA' degli STUDI ROMA TRE
AREA TECNICA
VIA OSTIENSE N° 159 - 00154 ROMA

LAVORI DI MANUTENZIONE DEI SISTEMI DI SICUREZZA E ANTINCENDIO A SERVIZIO DI EDIFICI UNIVERSITARI

LOTTO 05 - VSN079
Via della VASCA NAVALE n.79/81 - 00146 - ROMA

LAVORI DI MANUTENZIONE DEI SISTEMI ANTINCENDIO A SERVIZIO DEL COMPLESSO (RILEVAZIONE, EVAC)

PROGETTISTI:
TECNITALIA ENGINEERING S.r.l.
Via del Grattano, 30
00144 Roma (RM)
Ing. Stefano Di Tullio

N. ELABORATO:
05.03.07

SCALA: 1:200
DATA: 05.03.07
LOCALIZZAZIONE: ...

TITOLO ELABORATO:
PLANIMETRIE ANTE OPERAM PULSANTI DI SGANCIO, Q.E., UPS

| REV. | DATA | DESCRIZIONE | REDATTO DA: | VERIFICATO DA: |
|------|------------|-------------|-------------|----------------|
| 00 | 03/03/2017 | EMISSIONE | | |

EMISSO PER: ☐ COMMENTI ☐ APPROVAZIONE ☐ CANTIERE ☐ COME COSTRUITO (AS BUILT)